

Łączy Ark.nr 9

MAPA SYTUACYJNO-WYSOKOSCIOWA

Skala 1:1000
ARKUSZ NR 8

214.223.142.214.223.144.214.223.151
Odcinek Jurkiszki-Galwiecie


gmina Goldap
województwo Warmińsko-Mazurskie
Nr.rob.3145/67/2004
Kerg 542-108/2004

Mapa aktualna na dzień 27.05.2005


URZĄD GEODEZYJNO-KARTOGRAFICZNY
"GEOHER"
ul. Wolności 10, 10-100 Olsztyn
tel. (010) 461-10-10, fax (010) 461-10-11
WP 847-101-13-58, REGON 14098877

GEODETA UPRAWNIENY
Upr. nr 13145/67/2004
Geodeta Wojciech Krawiec
WP 847-101-13-58, REGON 14098877

Mapa niniejsza może służyć
do celów projektowych

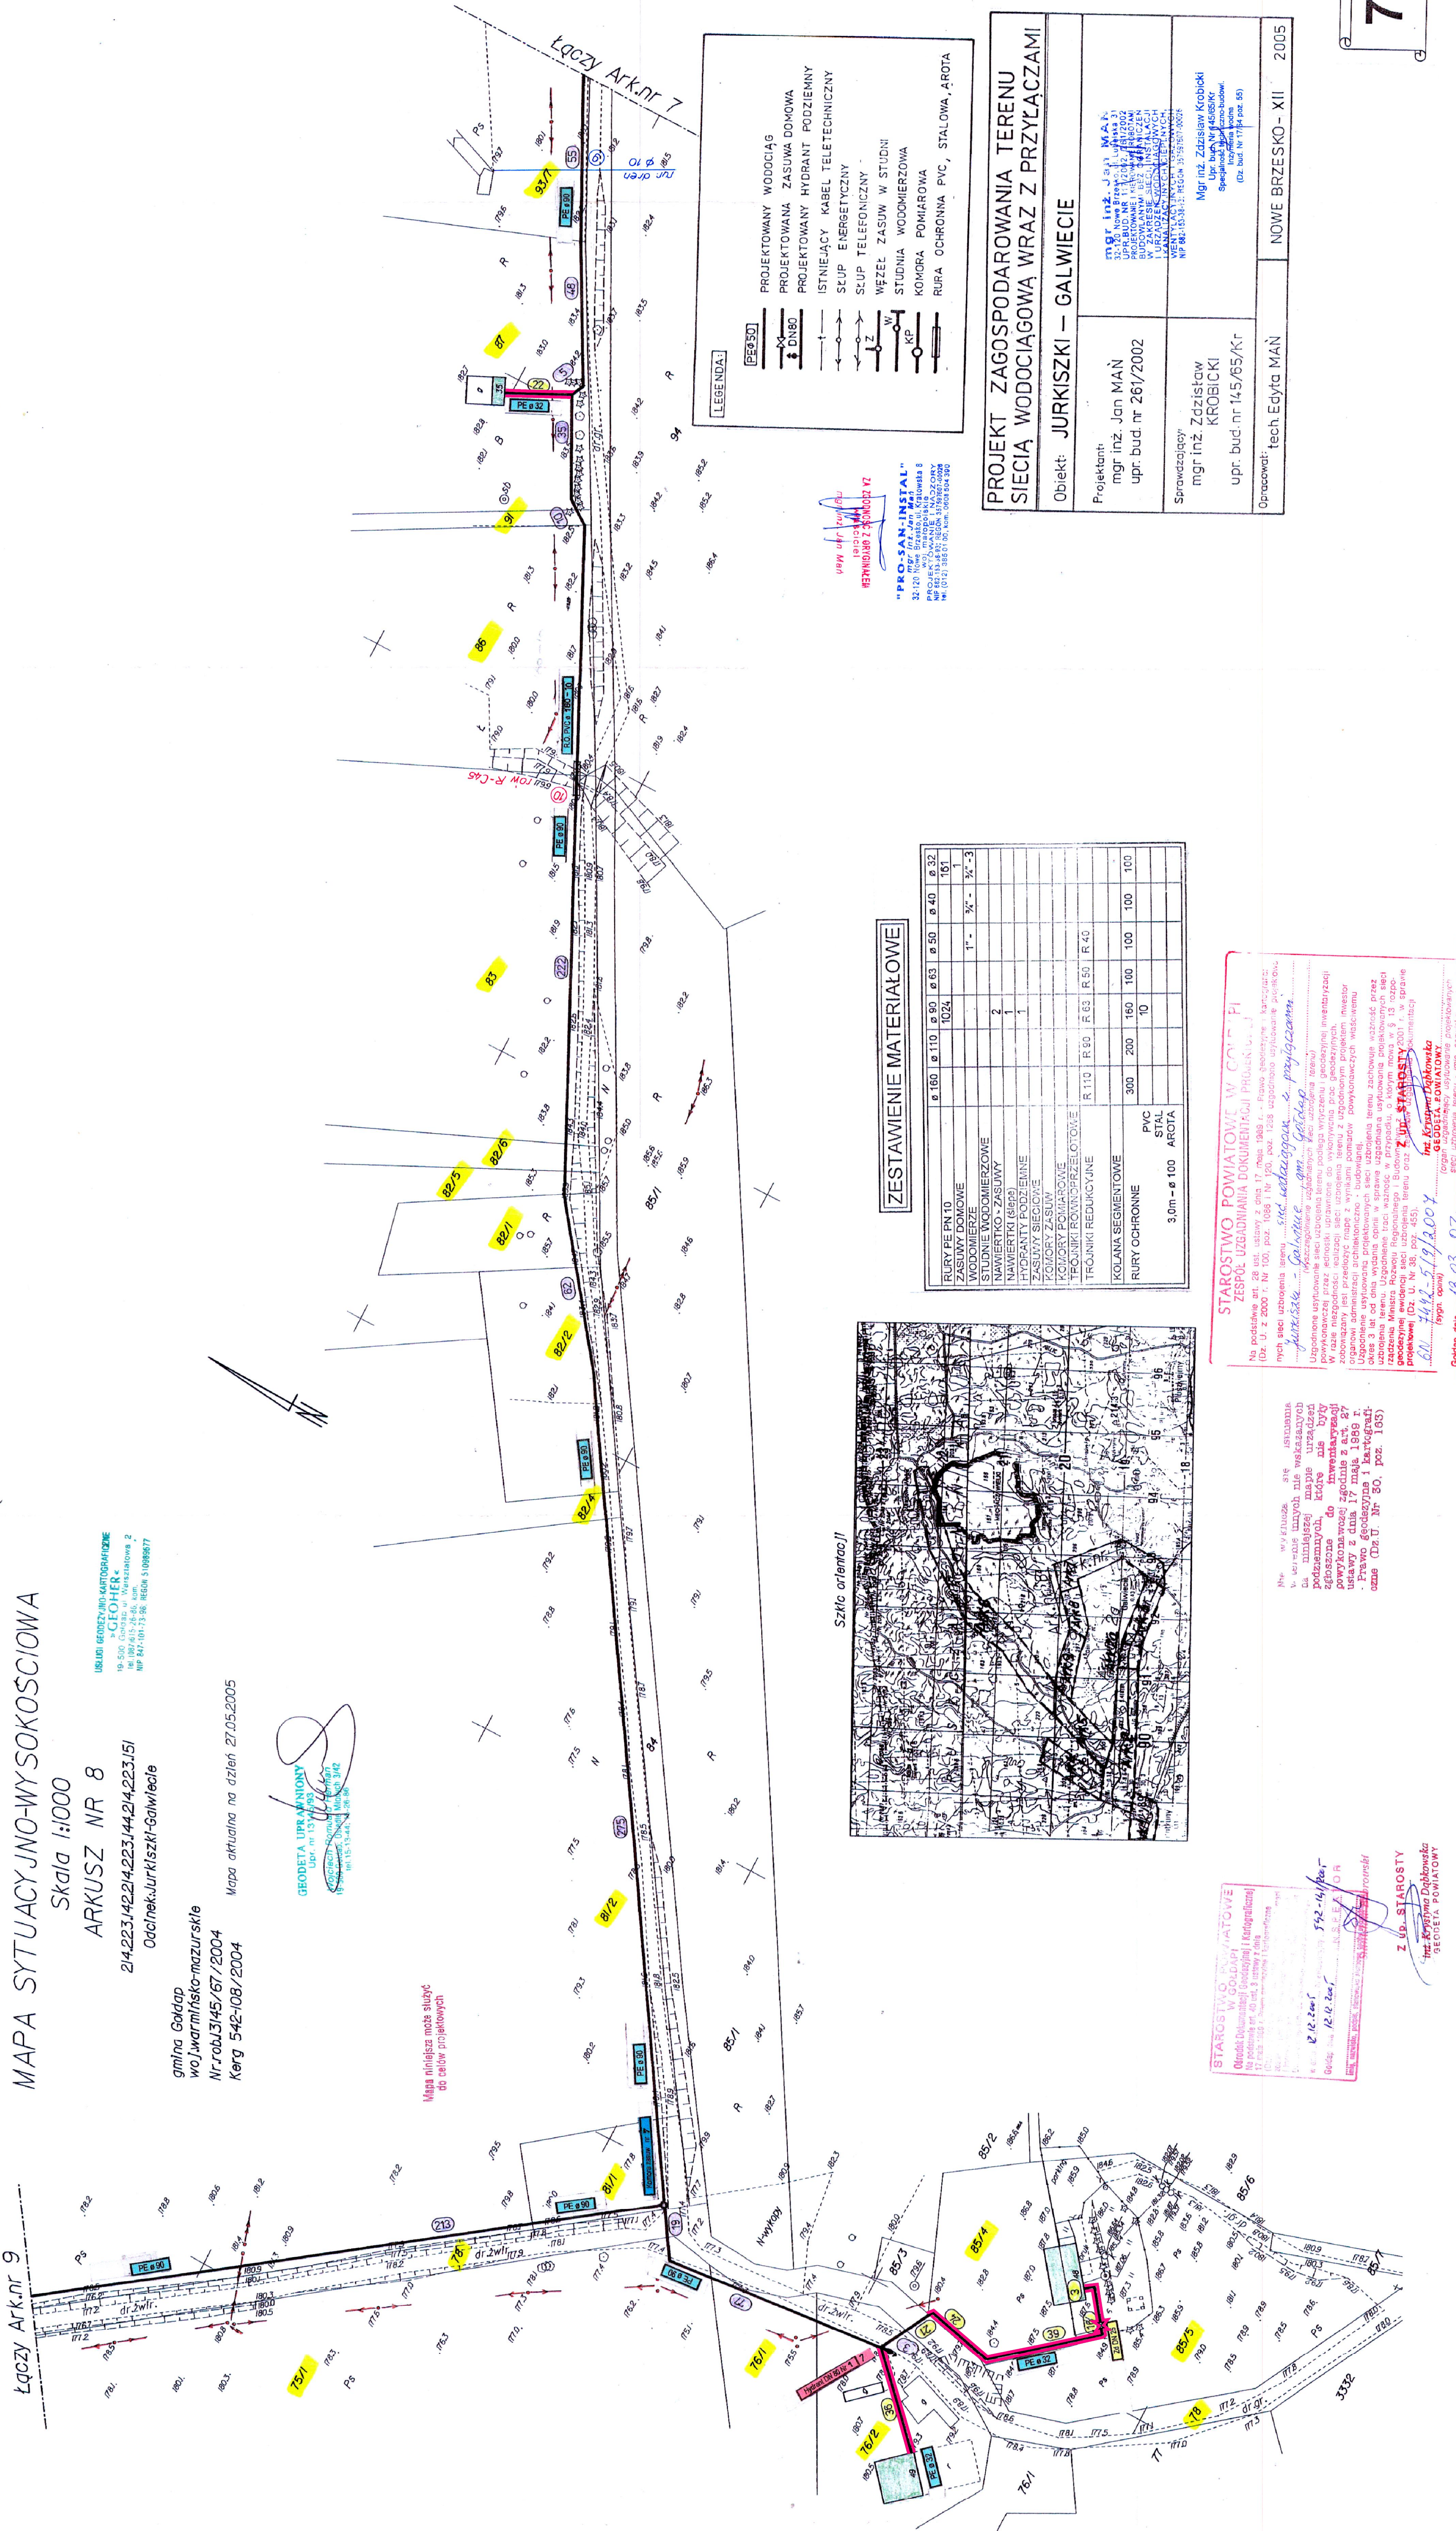

Szklca orientacji

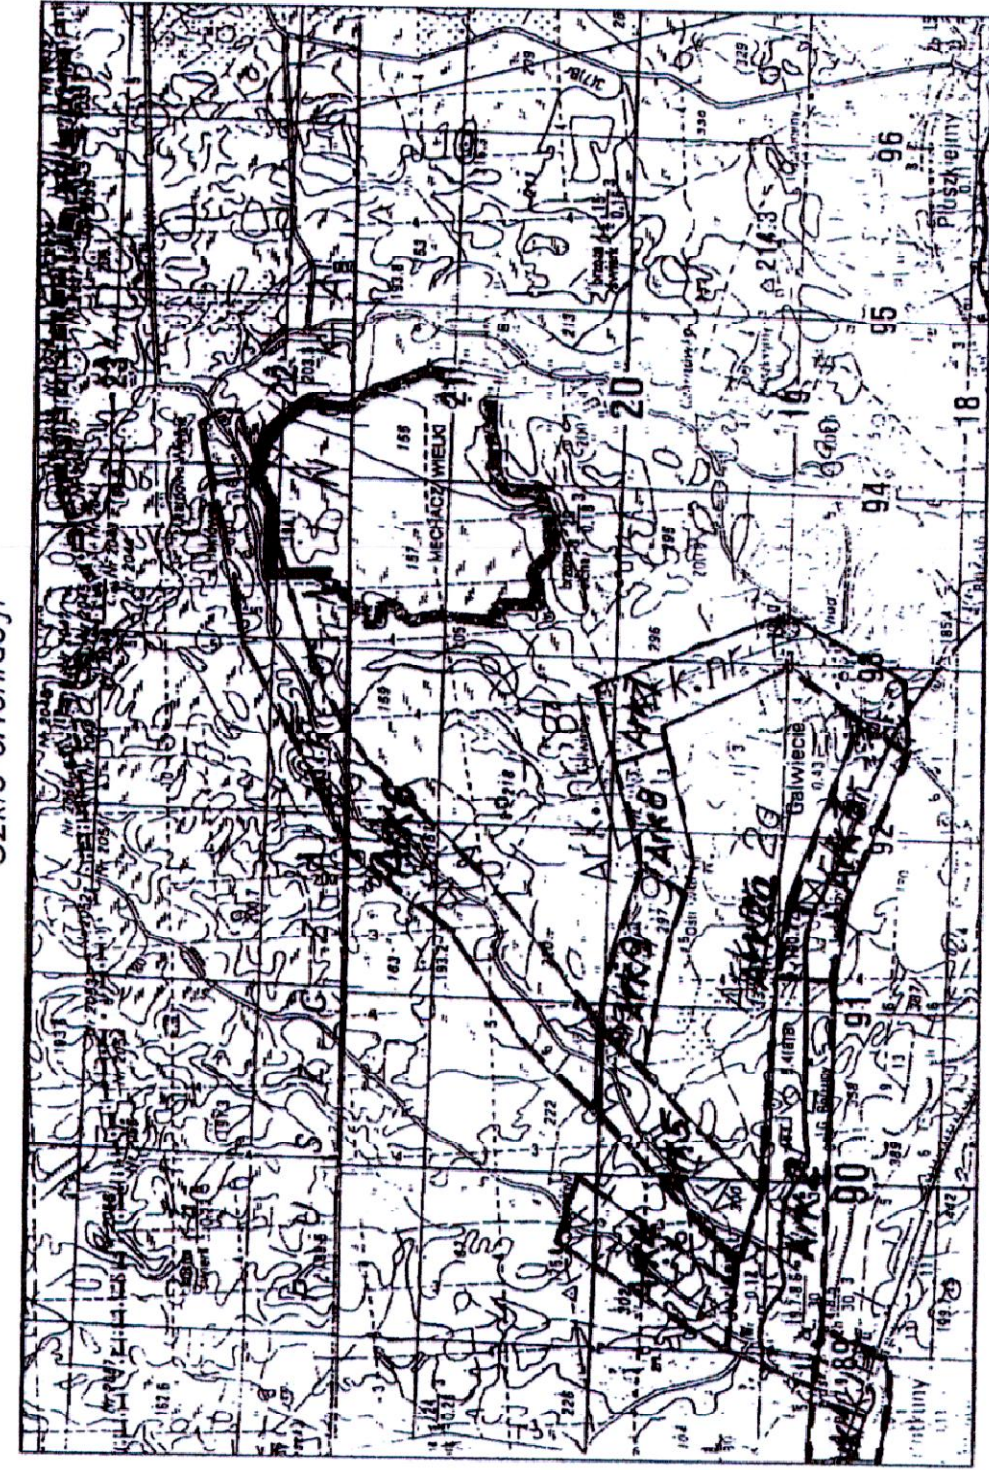

ZESTAWIENIE MATERIAŁOWE

RURY PE PN 10	ø 160	ø 110	ø 90	ø 63	ø 50	ø 40	ø 32
ZASUWY DOMOWE			1024				101
WODOMIERZE							
STUDNIE WODOMIERSZOWE							
NAWIERTKO-ZASUWY		2					
NAWIERTKO (BEP)		1					
ZASUWY SIECIOWE							
ZASUWY ZASUW							
ZASUWY POMIAROWE							
TRÓJNIKI POMIAROWE							
TRÓJNIKI REDUKCYJNE		R 110	R 90	R 63	R 50	R 40	
KOLANA SEGMENTOWE							
RURY OCHRONNE		300	200	160	100	100	100
PVC							
STAL							
AROTA							
3,0m - ø 100							

LEGENDA:

- PROJEKTOWANY WODOCIĄG
- PROJEKTOWANA ZASUWA DOMOWA
- PROJEKTOWANY HYDRANT PODZIEMNY
- ISTNIEJĄCY KABEL TELETECHNICZNY
- SKUP ENERGETYCZNY
- WĘZEL ZASUW W STUDNI
- STUDNIA WODOMIERSZOWA
- KOMORA POMIAROWA
- RURA OCHRONNA PVC, STALOWA, AROTA

PROJEKTOWY WODOCIĄG
PROJEKTOWANA ZASUWA DOMOWA
PROJEKTOWANY HYDRANT PODZIEMNY
ISTNIEJĄCY KABEL TELETECHNICZNY
SKUP ENERGETYCZNY
WĘZEL ZASUW W STUDNI
STUDNIA WODOMIERSZOWA
KOMORA POMIAROWA
RURA OCHRONNA PVC, STALOWA, AROTA

PROJEKT ZAGOSPODAROWANIA TERENU
SIECIĄ WODOCIĄGOWĄ WRAZ Z PRZYŁĄCZAMI

Objekt: JURKISZKI – GALWIECIE

Projektant:
mgr inż. Jan MAŃ
upr. bud. nr 261/2002

Sprawdzający:
mgr inż. Zdzisław KROBICKI
upr. bud. nr 145/65/Kr

Opracował:
tech. Edyta MAŃ

NOWE BRZESKO – XII 2005

STAROSTWO POWIATOWE
w Gólkach
Urząd Geodezji i Kartografii
17.05.2005 r. 12.10.2005 r.
12.10.2005 r. 12.10.2005 r.

Na podstawie art. 28 ust. 1 ustawy z dnia 17 maja 1989 r. - Prawo geodezyjne i kartograficzne (Dz. U. z 2000 r. Nr 151, poz. 1228) upoważniona do wykonywania prac geodezyjnych i kartograficznych w sprawie zagospodarowania terenu i przyłączy do sieci wodociągowej.

Z GŁ. STAROSTY
mgr inż. Zdzisław Krobicki
Geodeta Powiatowy

STAROSTWO POWIATOWE W GÓLKACH
ZESPÓŁ UZGADNIANIA DOKUMENTACJI PROJEKTOWEJ
Na podstawie art. 28 ust. 1 ustawy z dnia 17 maja 1989 r. - Prawo geodezyjne i kartograficzne (Dz. U. z 2000 r. Nr 151, poz. 1228) upoważniona do wykonywania prac geodezyjnych i kartograficznych w sprawie zagospodarowania terenu i przyłączy do sieci wodociągowej.