


INSTALACJA
WENTYLACJI MECHANICZNEJ

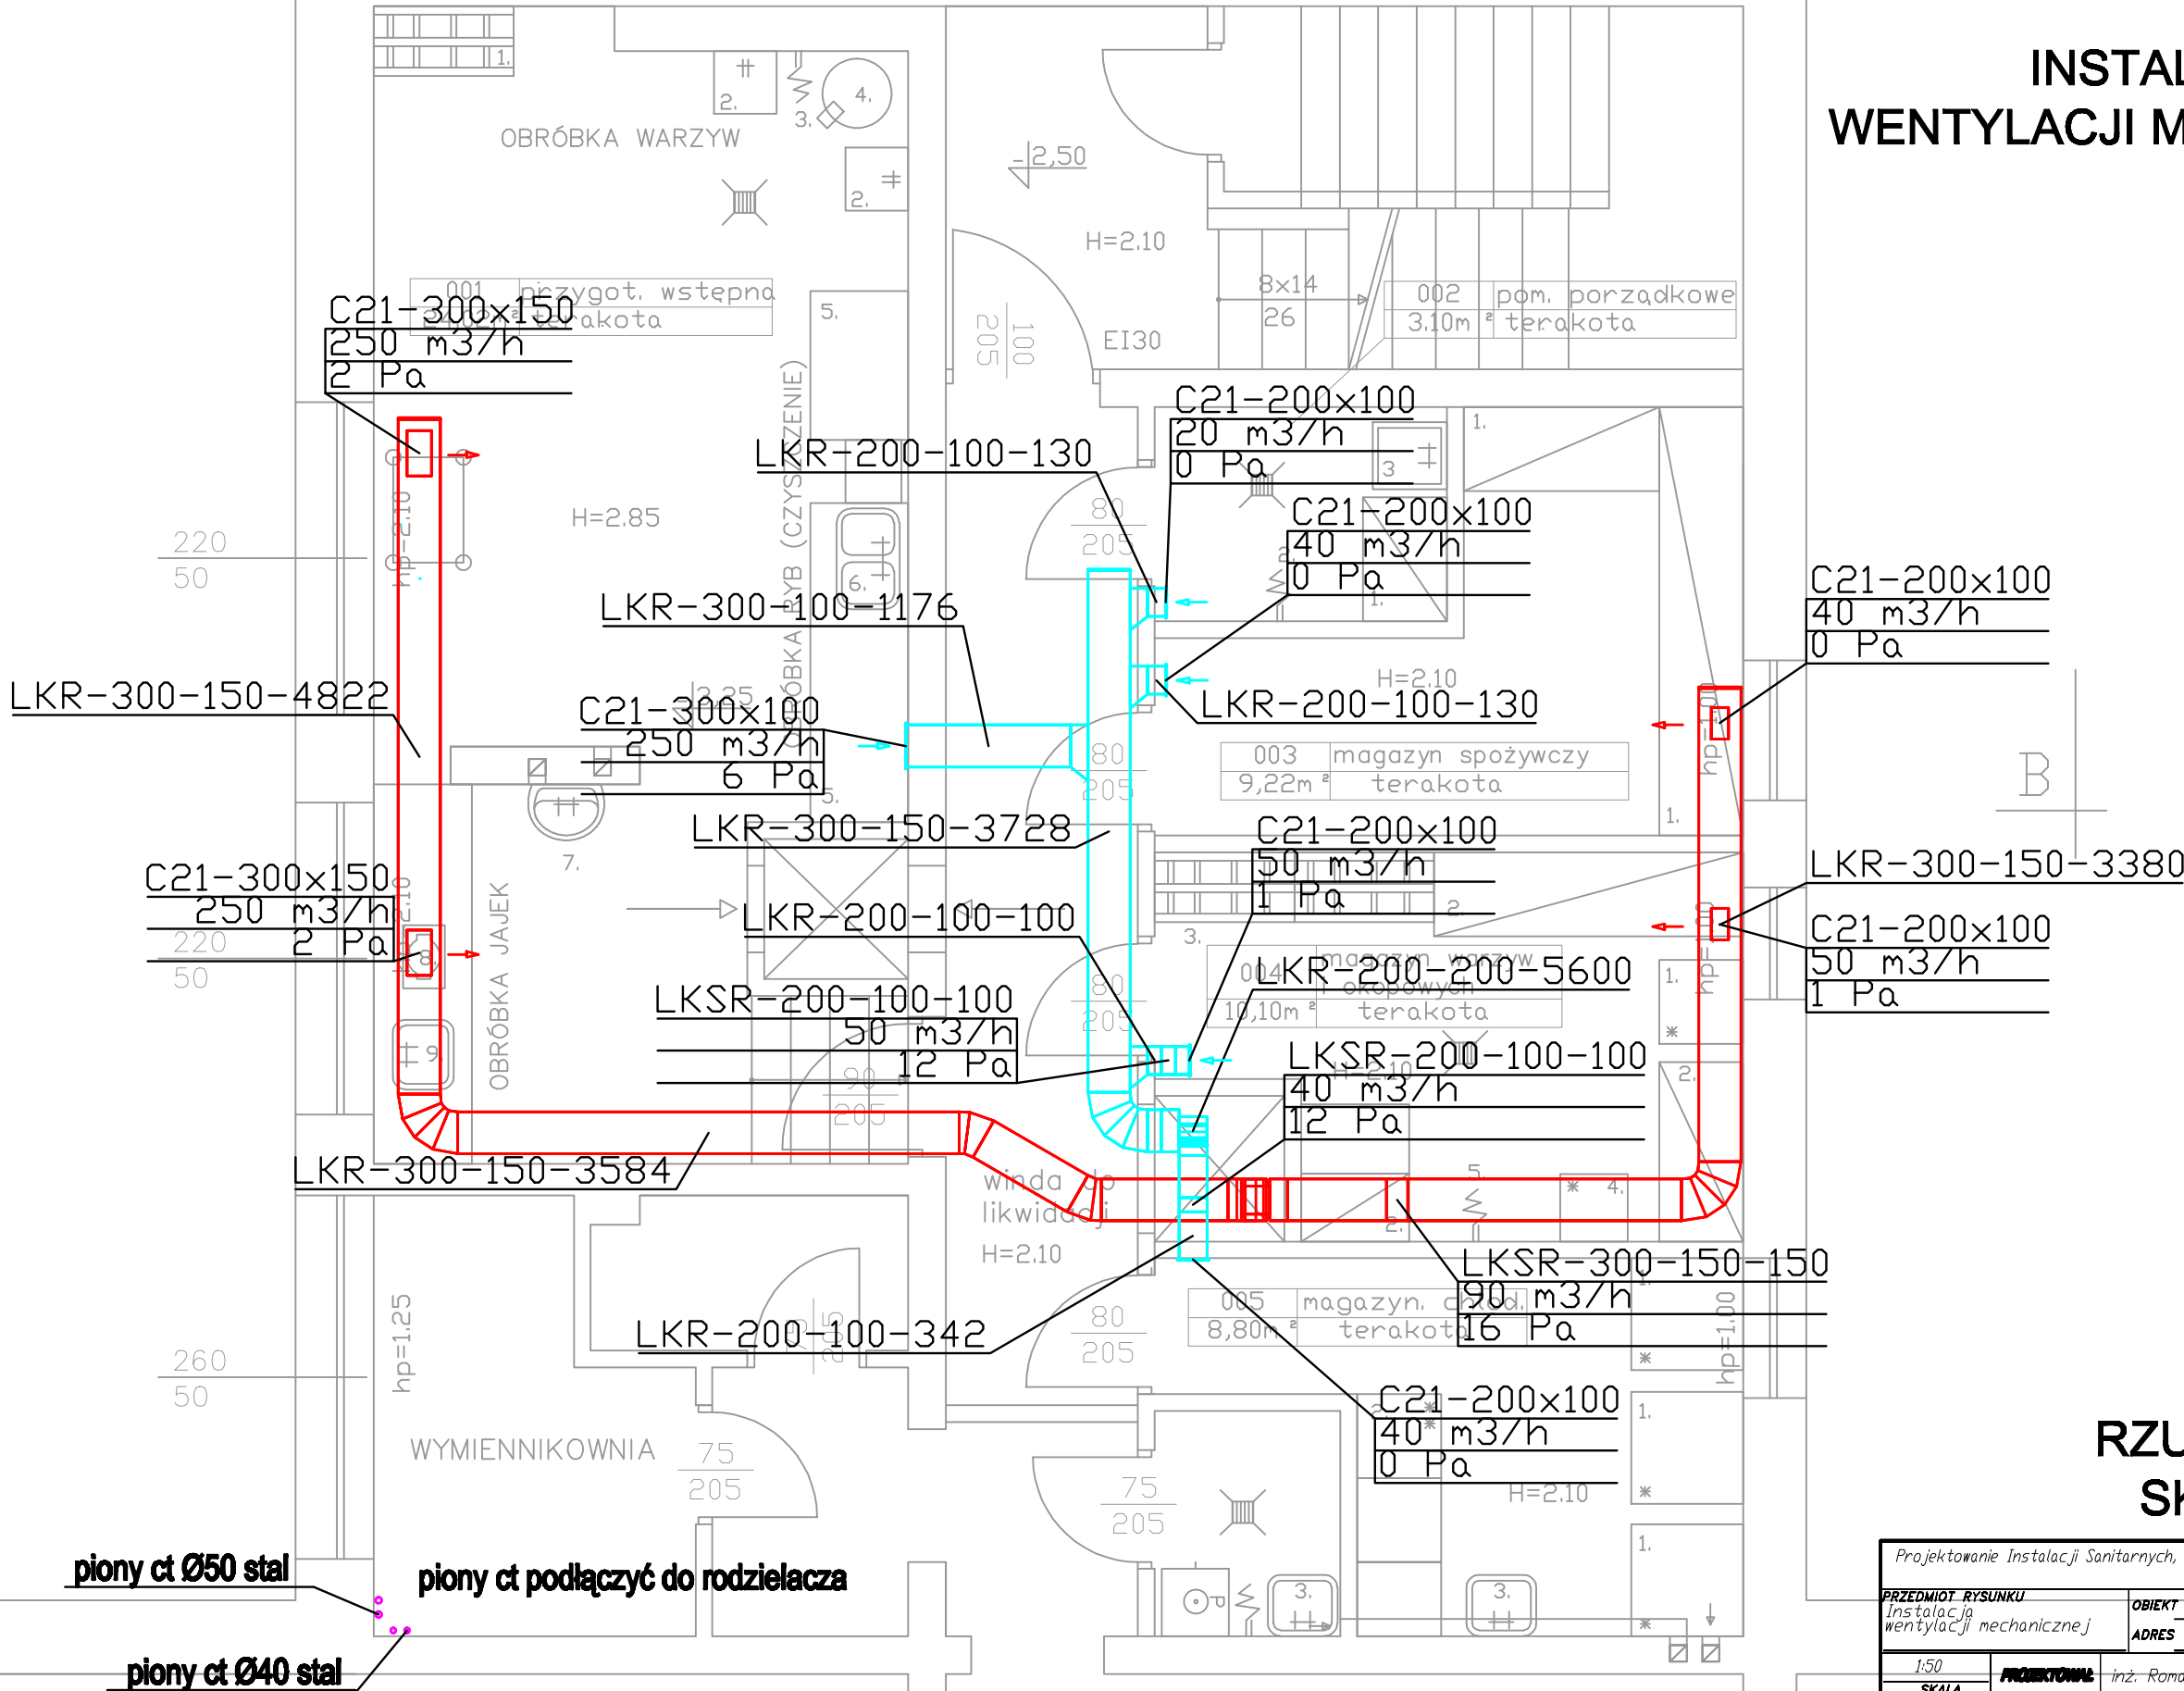

RZUT PIWNICY
SKALA 1:50

Projektowanie Instalacji Sanitarnych, Dłzstyn ul. E. Plater 7/14 fax. 089-523-58-47 tel. 089-535-23-25					
PRZEDMIOT RYSUNKU Instalacja wentylacji mechanicznej		OBIEKT Budynek Przedszkola ADRES Gdłdap, ul. Jaćwieskiej 17			
1:50	PROJEKTOWAŁ	inż. Roman PRZYTUŁA	201/94/DL		S BRANŻA
01.2010	OPRACOWAŁ	inż. Paweł Krezyman	813.1.4a.b.		
DATA	SPRAWDZIŁ				
NR ZLECENIA			UPPRAWN	PODPIS	