

KERG 7.220.31-37/2011

"LOTOK"
Michał Lotkowski
ul. Przykamlenna 2, 19-400 Olecko
NIP:844-207-39-97 REGON:280278623

Skala 1:500

Andrzej Chrzanowski

GEODETA UPRAWNIONY
zaświadczenie Nr 8078

~~Andrzej Chrzanowski~~

Nie wyklucza się istnienia w terenie innych nie wskazanych na niniejszej mapie urządzeń podziemnych, do których nie były inwentaryzacji zgłoszone zgodnie z art. 27 ustawy z dnia 17 maja 1989 r.

PODINSPEKTOR

Golden Gate
1.04.2011
1.04.2011
7.220.31-28/2011

Stanisław Bobrowski

~~2 up. STABROSTY~~

Współpraca z nami może służyć
Twoim celom projektowym

LEGENDA:

Projektowany przewód elektryczny

Projektowana sieć deszczowa gravityjna

Projektowana sieć deszczowa tłoczna

Projektowany separator substancji ropopochodnych

Projektowana pompownia wód deszczowych


Projektowane rury osłonowe

Sist O
Istniejąca studzienka kanalizacyjna

Istniejący kanał deszczowy do przebudowy

Istniejąca sieć energetyczna

Nr ewidencyjne działań objęte opracowaniem

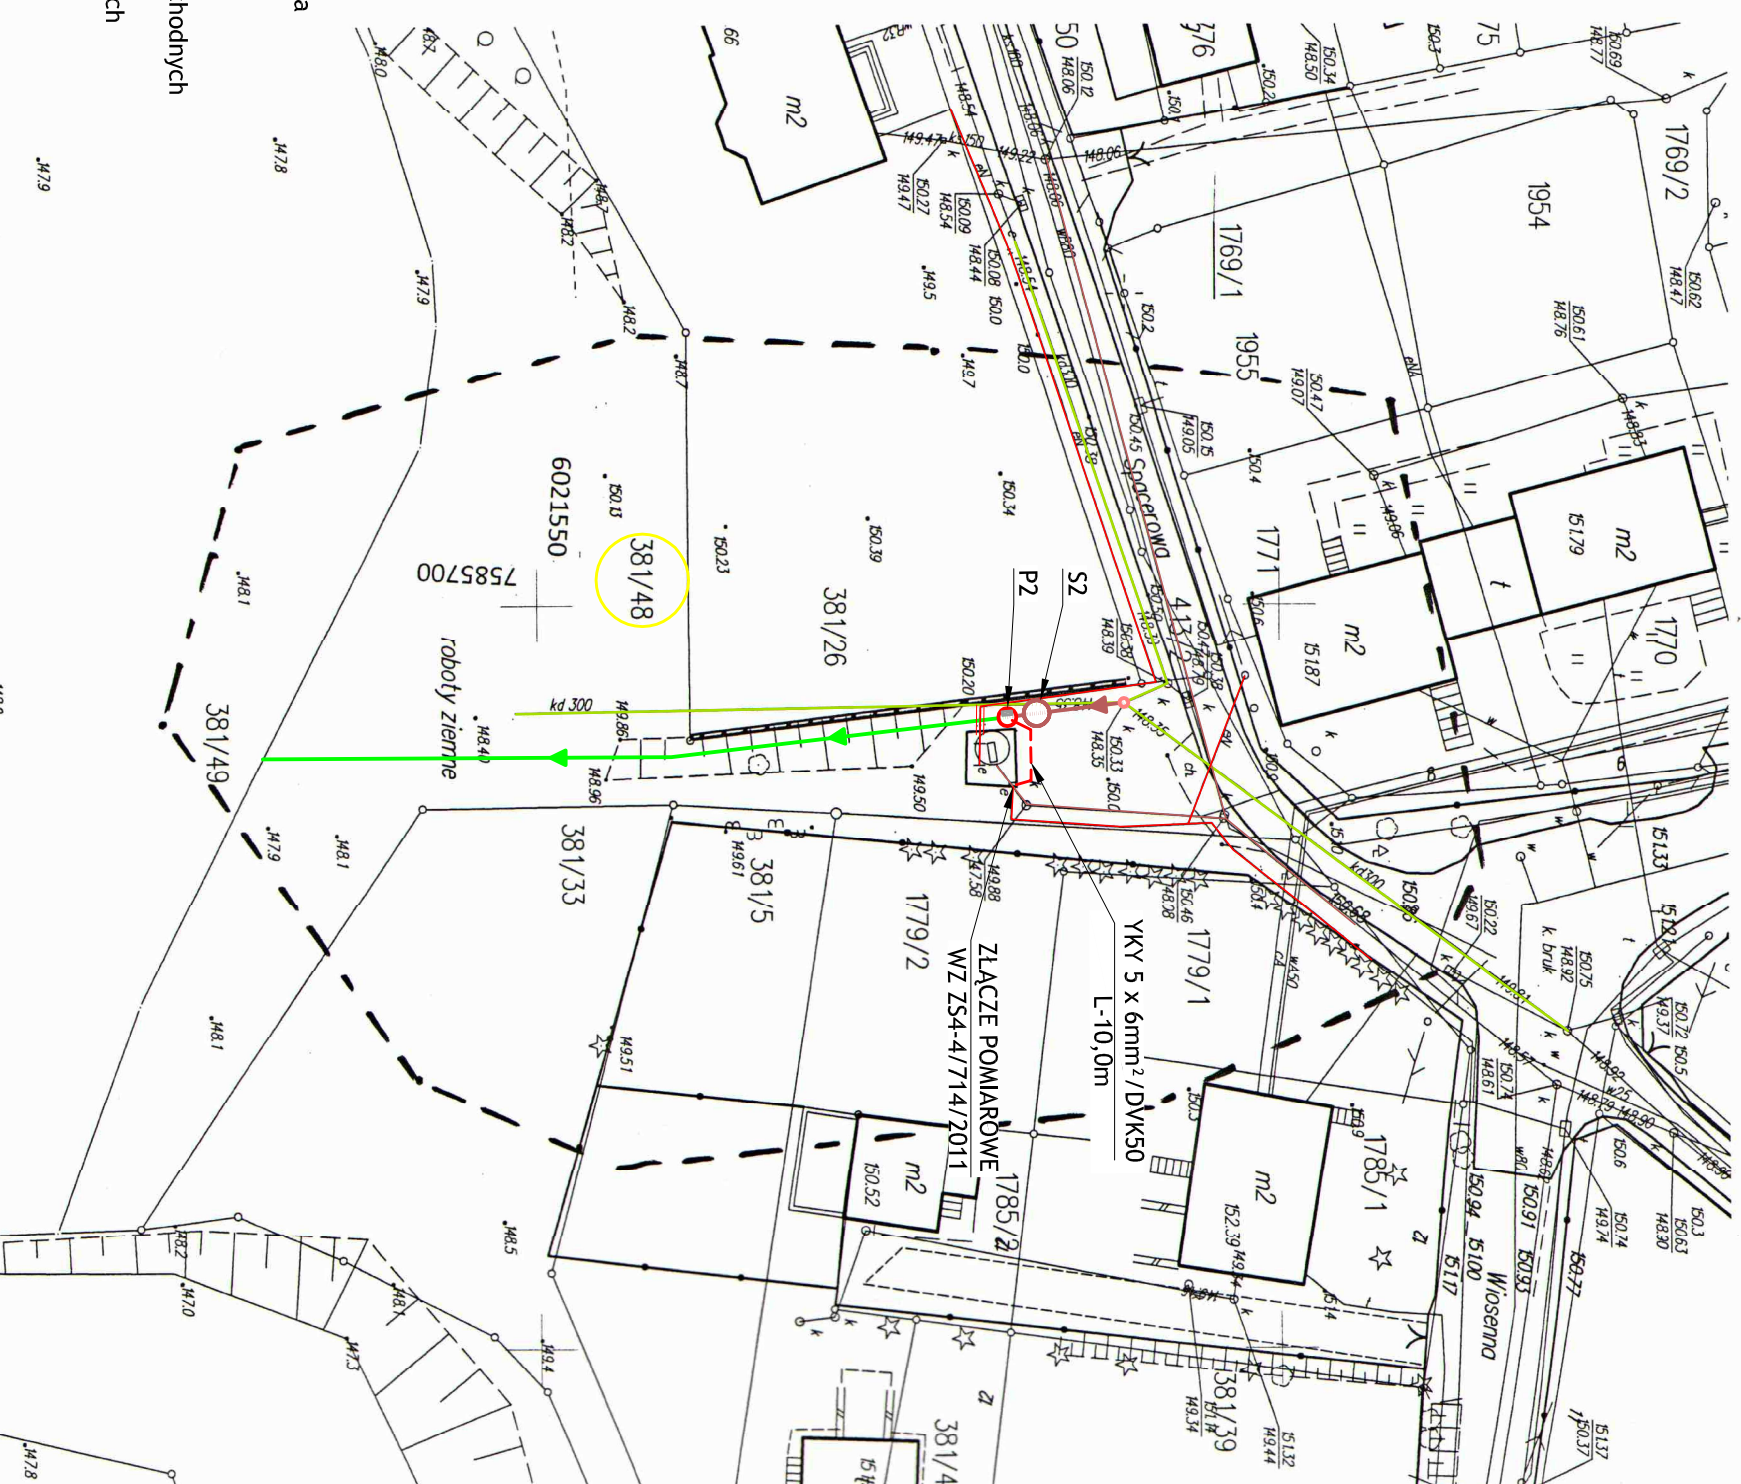

 San-System <small>SYSTEM</small>	www.san-system.com.pl e-mail: biuro@san-system.com.pl	
	Skala 1:500	
WYKONAWCA: SAN-SYSTEM ul. Składowa 3A/23 19-400 Olecko	OBIEKT: Budownia i montaż separatorów substancji ropopochodnych oraz pompowni wód deszczowych w miejscowości Gołdap . INWESTOR: Gmina Gołdap, ul. Plac Zwycięstwa 14 TEMAT: Projekt zagospodarowania terenu zrzutu nr 2 - plan linii kablowej zasilającej	Nr rys. E2
Projektant	Imię i Nazwisko	Data
mgr inż. Barbara Marchniak	Nr uprawnień	październik 2011r.
	SUV/339/80	Podpis