


Plan Zagospodarowania Terenu

Arkusz Nr.1 Skala 1:500

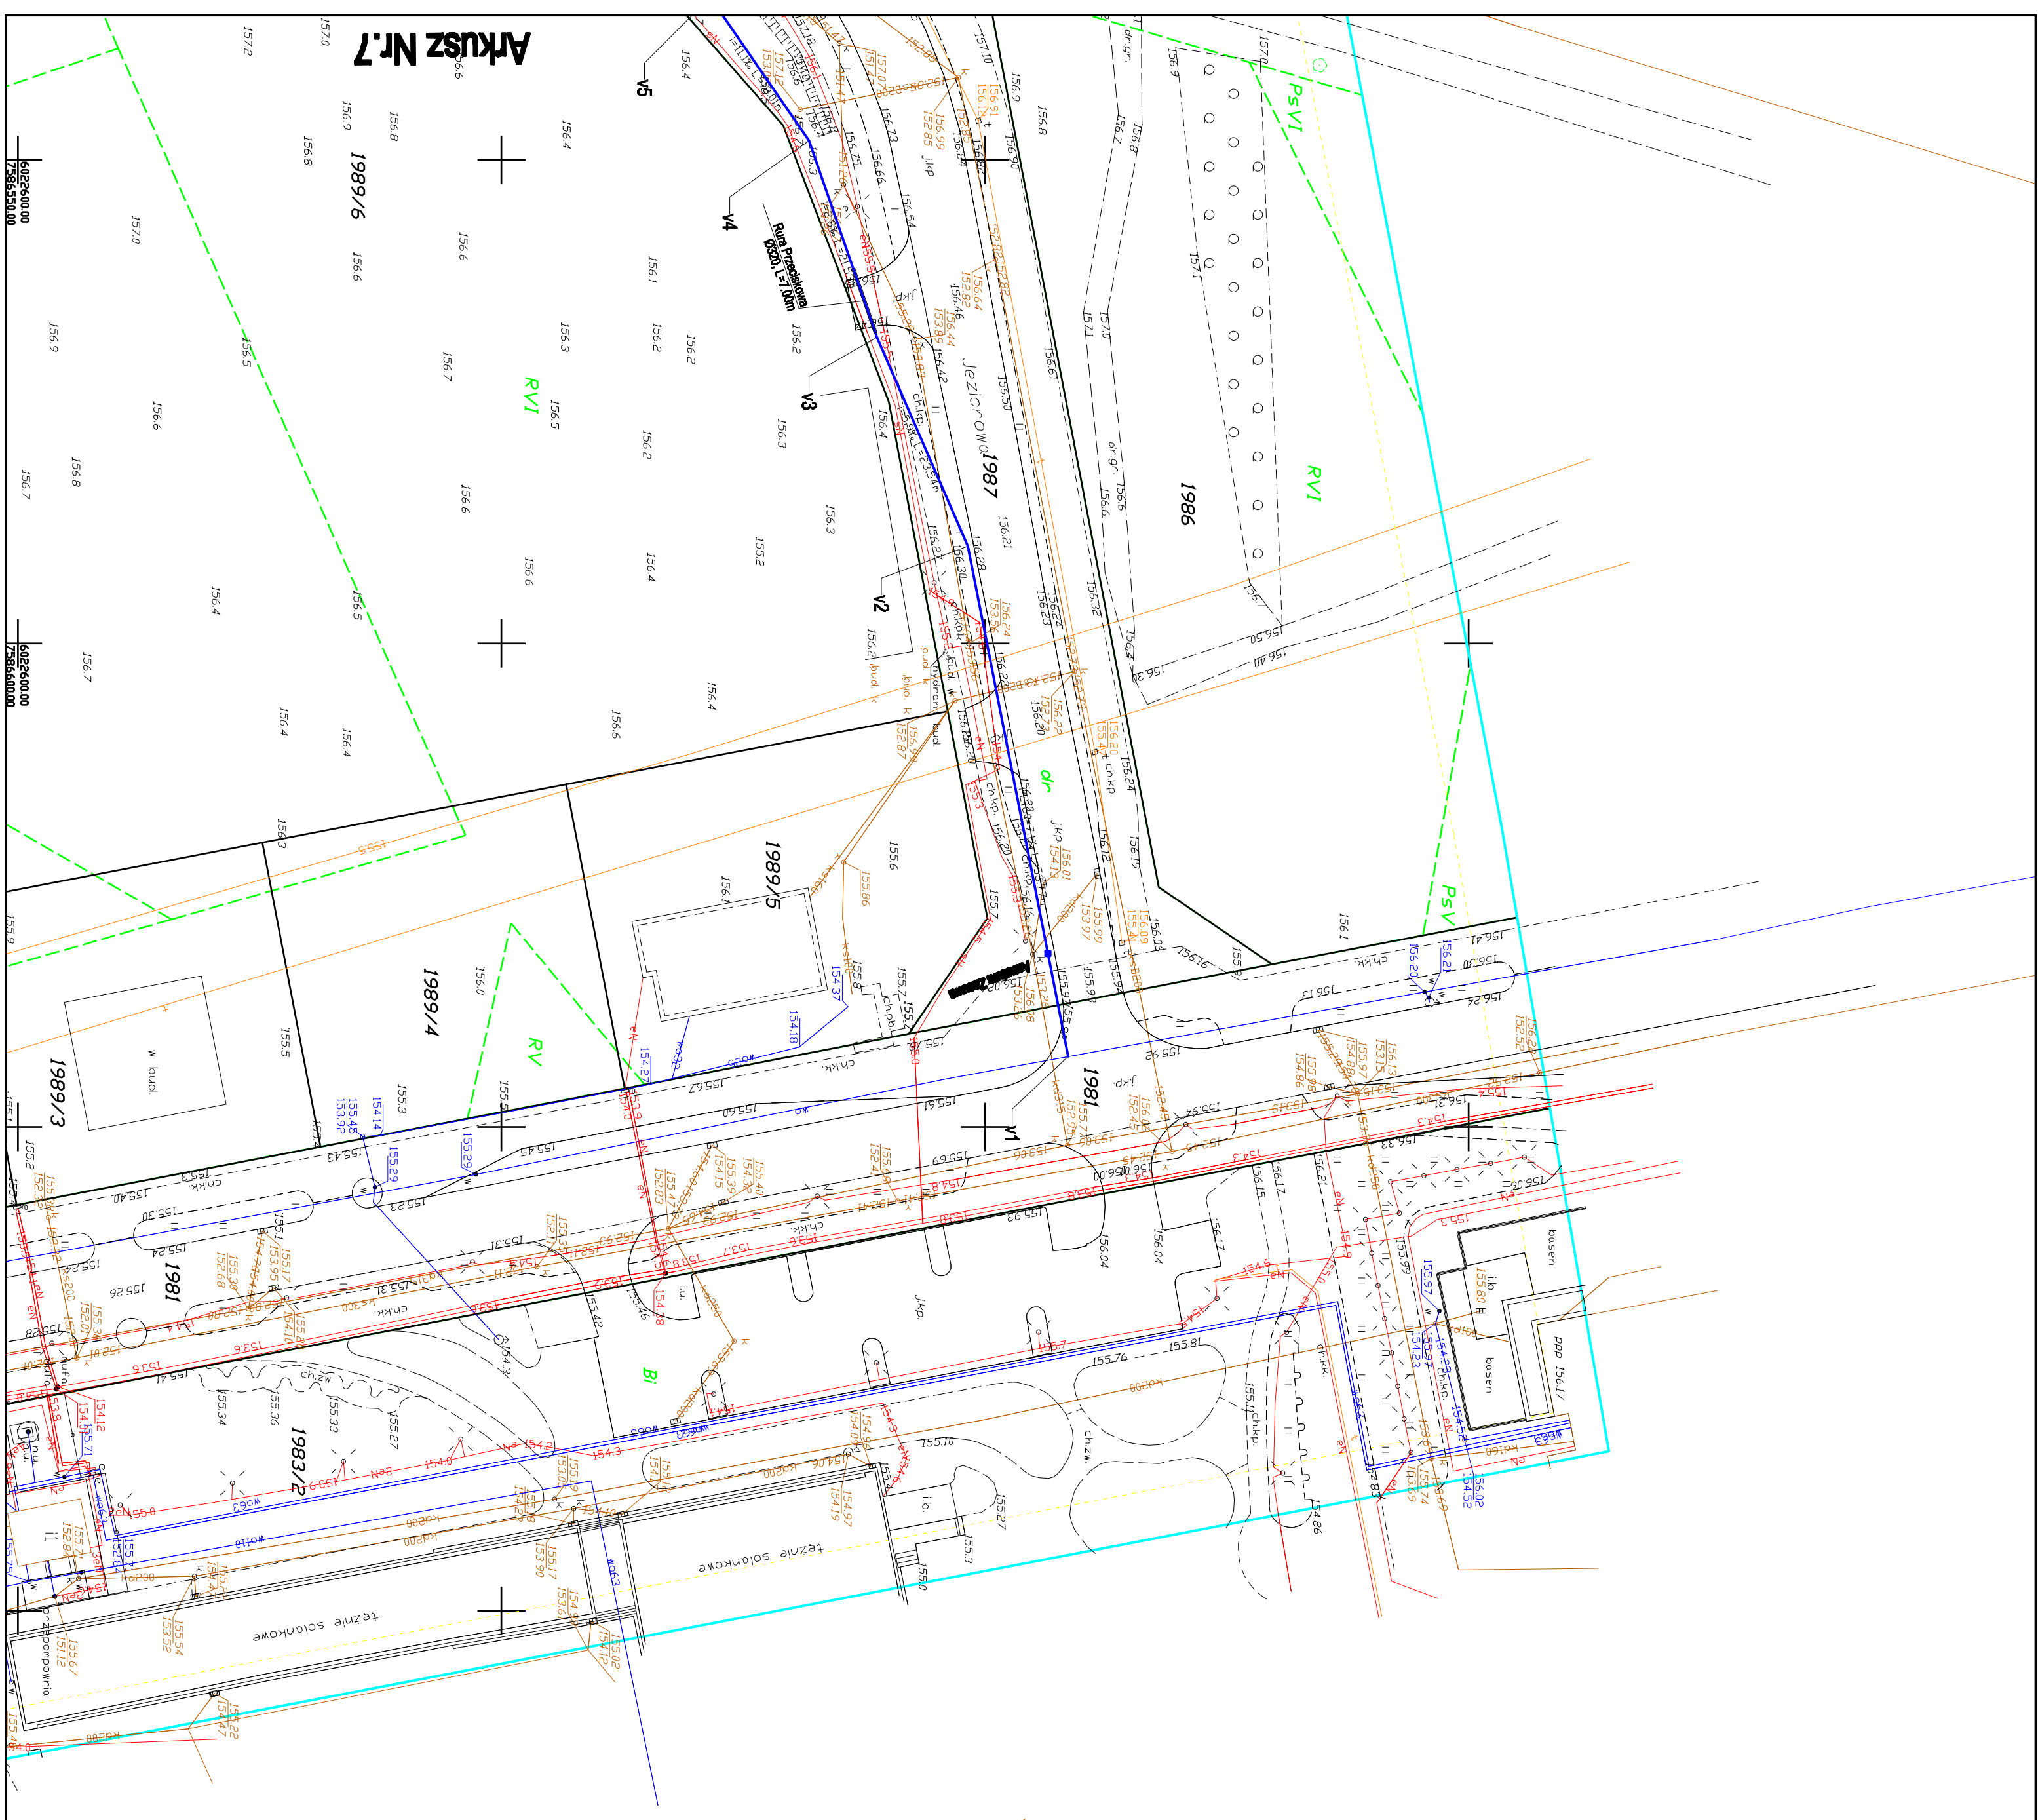

Plan Zagospodarowania Terenu

Arkusz Nr.1 Skala 1:500

ZAKŁAD DUSZCZYC I INWESTYCJI KRAPIEX-BUD ul. Kłowiej 106A/4, 11-500 GRYFÓWO	
Tytuł opracowania: Rozbudowa sieci wodociągowej i kanalizacyjnej wraz z przebudową przepływomierza ścieków i przebudowa kolektora sanitarnego (stwierdzenie) NSRF dla potrzeb strefy uzdrowiskowej.	
Obiekt: Projekt zagospodarowania terenu – strefa uzdrowiskowa.	nr. pr. Rys.1
Inwestor: Przedsiębiorstwo Wodociągów i Kanalizacji Sp. z o.o. ul. Cien. Skorkowskiej 9A, 11-500 Gryfówko	skala 1:500
Specjał: projektant – mgr inż. Marcin Staszynski – Staszynsk, ul. ŚW. – 51/91 Stwierdzenie: mgr inż. Jan Staszynski, upr. AMW/0026/PKM/03	Data września – 20

LEGENDA

- STYPUŁA BEZ ZAKŁADANIECZYSTOZNY
- STYPUŁA BEZ WODOCIOŁOZY
- STYPUŁA BEZ TELIOKONTRASTOZNY
- **STYPUŁA BEZ KATALIZOZNY**
- W1 — PRZEDKŁADANIE BEZ WODOCIOŁOZY
- W2 — PRZEDKŁADANIE BEZ WODOCIOŁOZY
- K1 — PRZEDKŁADANIE BEZ KATALIZOZNY
- K2 — PRZEDKŁADANIE BEZ KATALIZOZNY
- 1 — PRZEDKŁADANIE BEZ KATALIZOZNY
- 2 — PRZEDKŁADANIE BEZ KATALIZOZNY