


Arkusz Nr.2

Plan Zagospodarowania Terenu

Arkusz Nr.3 Skala 1:500

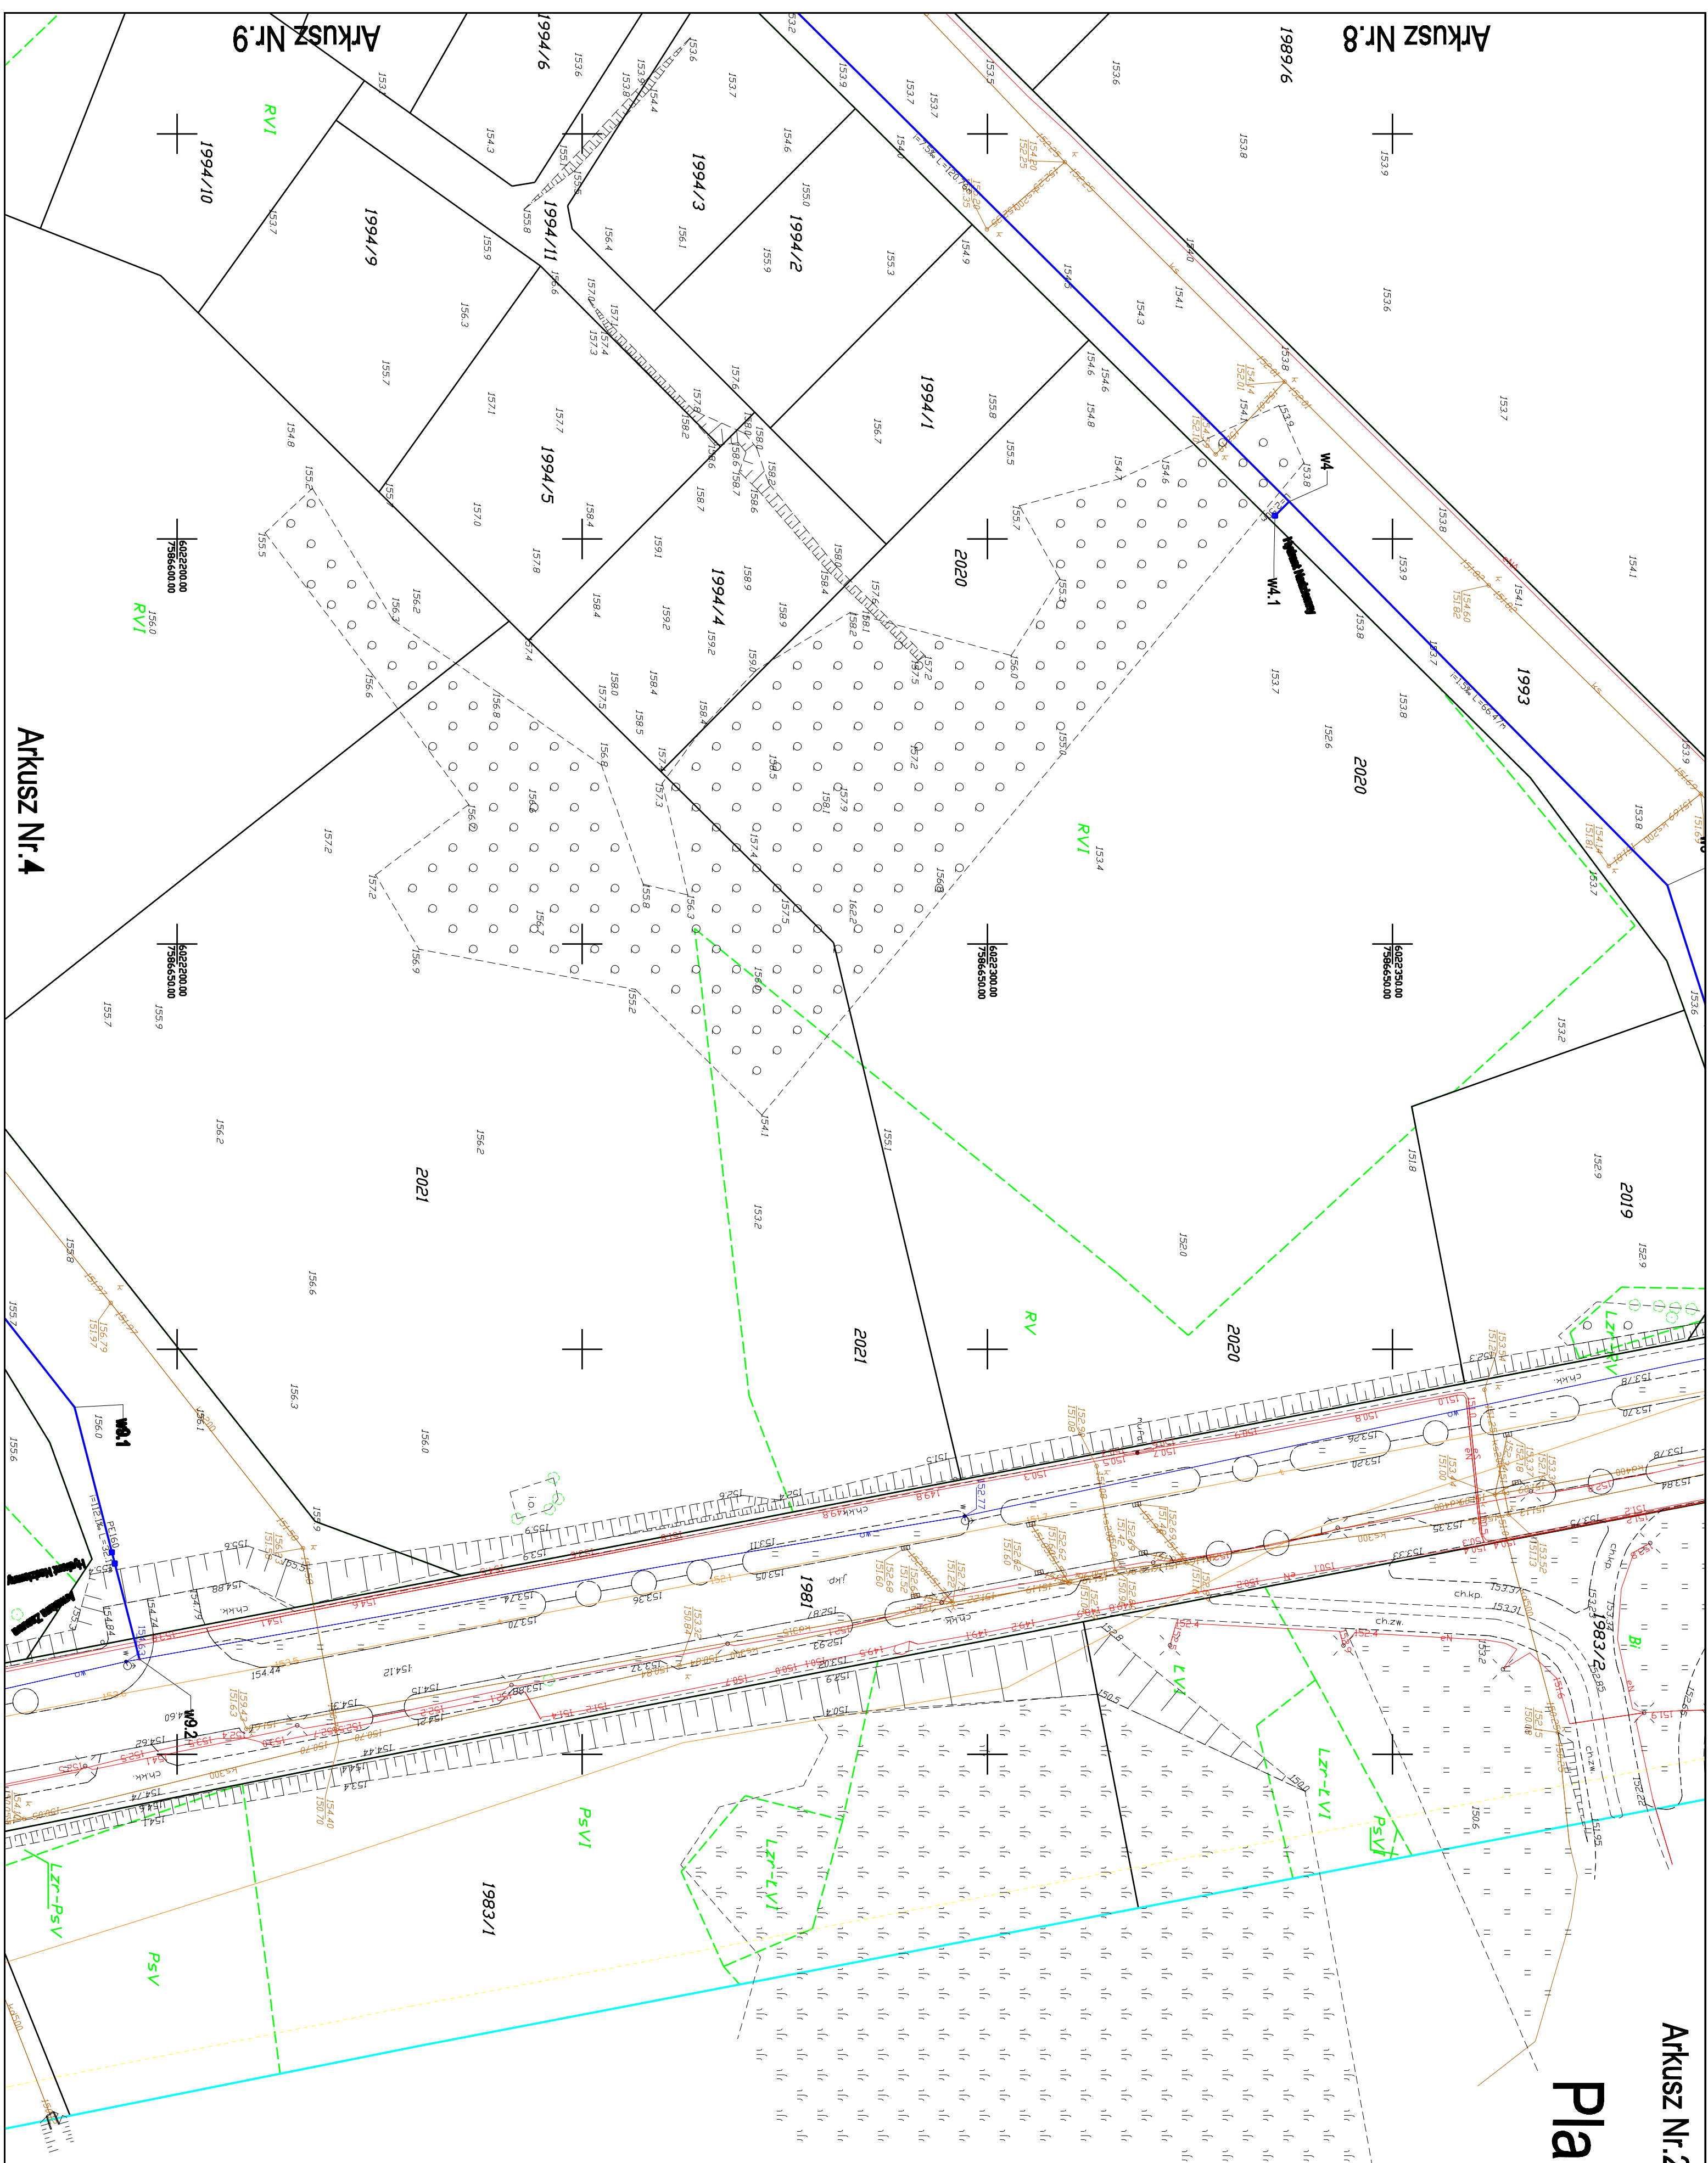

ZAKŁAD DOKUMENTACJI, KOPRA-EX-RUD ul. Wolności 3, 64-600 Józefów		18c/4, 11-500 Głębokie	
Tytuł opracowania: Rozbudowa sieci wodociągowej z kanalizacyjnej wraz z przebudową przepompowni ścieków i przebudowa kolektora kanalizacji chemicznej KŚS do potrzeb stacji uzdatnowania.			
Opis: Projekt zagospodarowania terenu - instalacji uzdatnowania.		Kt. op. 3	
Inwestor: Przedsiębiorstwo Wodociągów i Kanalizacji Sp. z o.o. ul. Gen. Sikorskiego 9A, 11-500 Głębokie		Skala: 1:500	
Branża: projektant - mgr inż. Marcin Szustka-Słonecki, upr. SUIW-51/91		Data wzięcia-20	
Sądow. Koni. wojewódzkiej - mgr inż. Jan Góral-Szusziewicz, upr. MAW/02ZP/PM05/03			

***Ostrichmania, to walk away, an itching syndrome
relating people just up and a twinkle away
unnoticed preferential just again grow-up
pulsatory with good-looking! Indignantly;
leaving faster with-outgoing! Another time:
P. 2018-2020-516 e 6th 5167-2000. ***

[illegible]