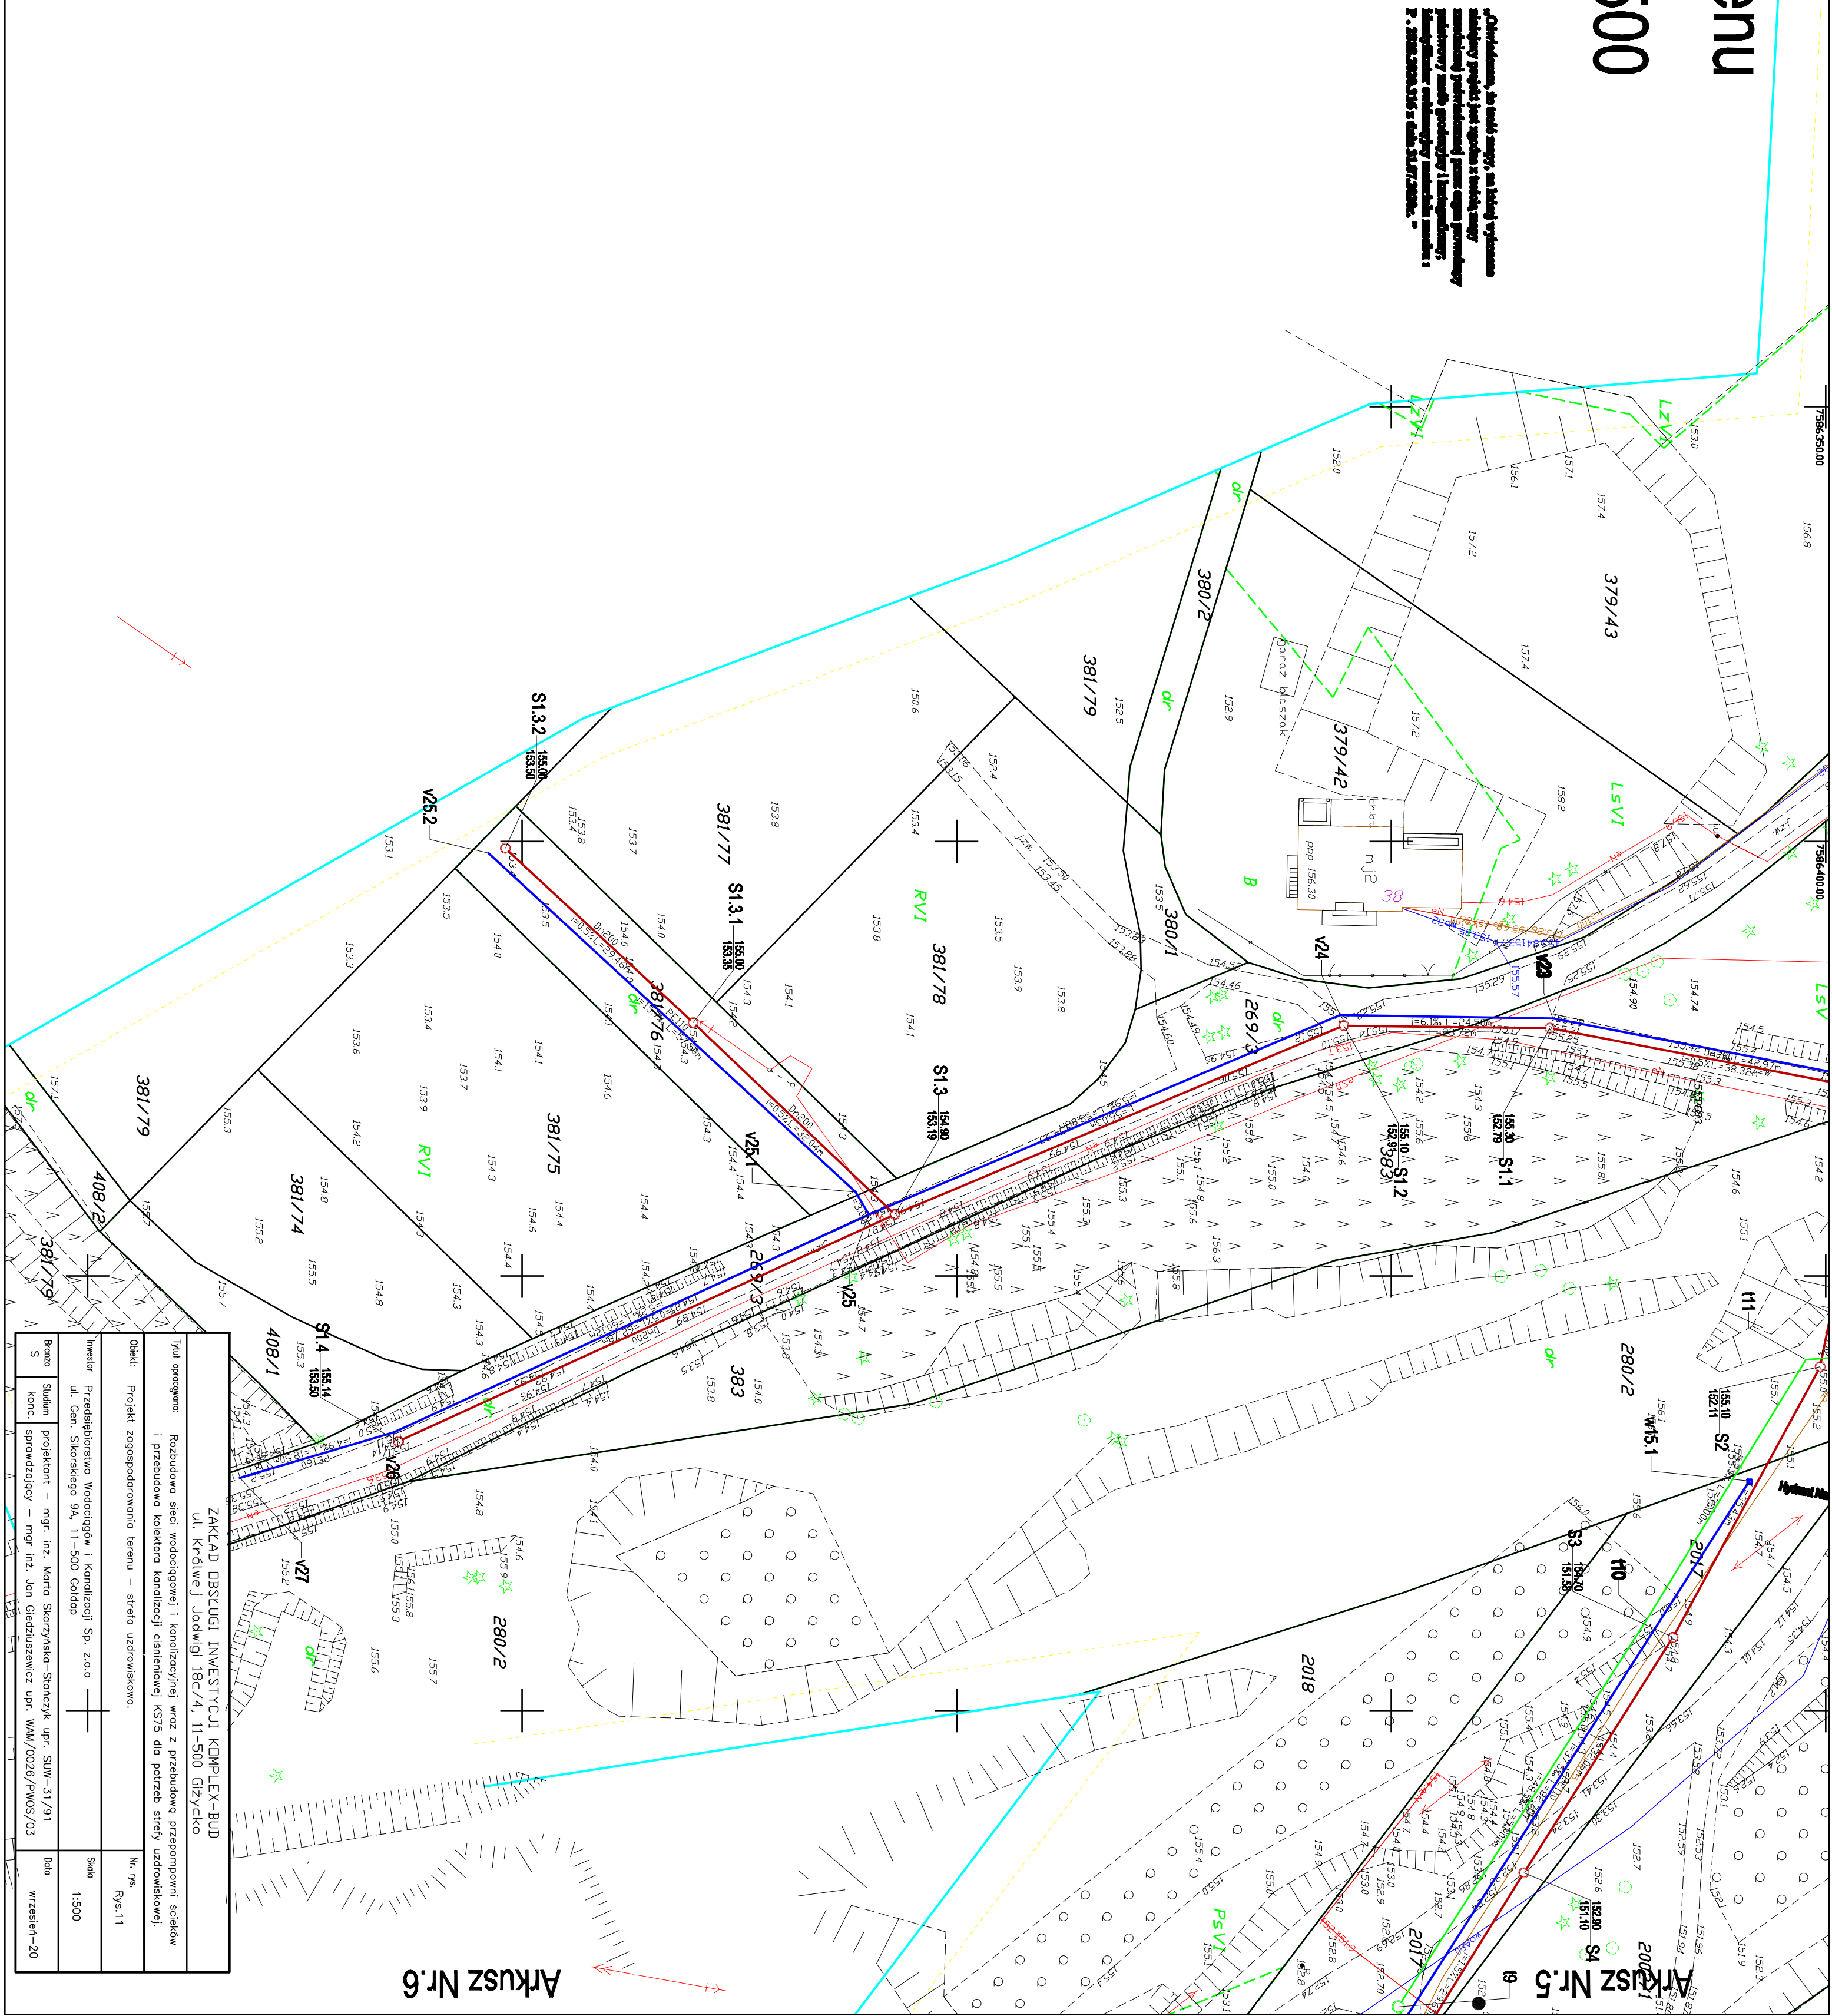


Arkusz Nr.11 Skala 1:500

[illegible]

Arkusz Nr.6

ZAKŁAD DOSTĘPIŃ INWESTYCYJNY KDM-EX-RUD		
ul. Krolewiej 10d/mg/4, 11-550 Głogów		
Typ sprzeczki:	Rozbudowa sieci wodociągowej i kanalizacyjnej wraz z przebudową przepompowni ścieków i przebudową kolektora kanalizacji sanitarnej. ASZS dla potrzeb strefy uzdrowiskowej.	
Opis:	Projekt zagospodarowania terenu – strefa uzdrowiskowa.	
Wzrost	Przebiegowanie Wodociągów i Kanalizacji Sp. z o.o.	11 Rys. 11
Adres:	ul. Gen. Sikorskiego 5a, 11-550 Głogów	1-500
Strona 5	projektant – mgr. inż. Maria Staszynska-Sienkiewicz, ul. Świe. 7/1 sprawdzający – mgr. inż. Jan Giedziuszewicz, ul. MNK/0020/PMK03/03	Strona wzrostów - 20