


Plan Zagospodarowania Terenu

Arkusz Nr.12 Skala 1:500

Opis: Plan zagospodarowania terenu, na którym wykonano:
- wyznaczenie granic działek i terenów publicznych;
- wyznaczenie granic terenów przeznaczonych do zabudowy;
- wyznaczenie granic terenów przeznaczonych do rekreacji;
- wyznaczenie granic terenów przeznaczonych do rolnictwa;
- wyznaczenie granic terenów przeznaczonych do innych celów.

Arkusz Nr.10

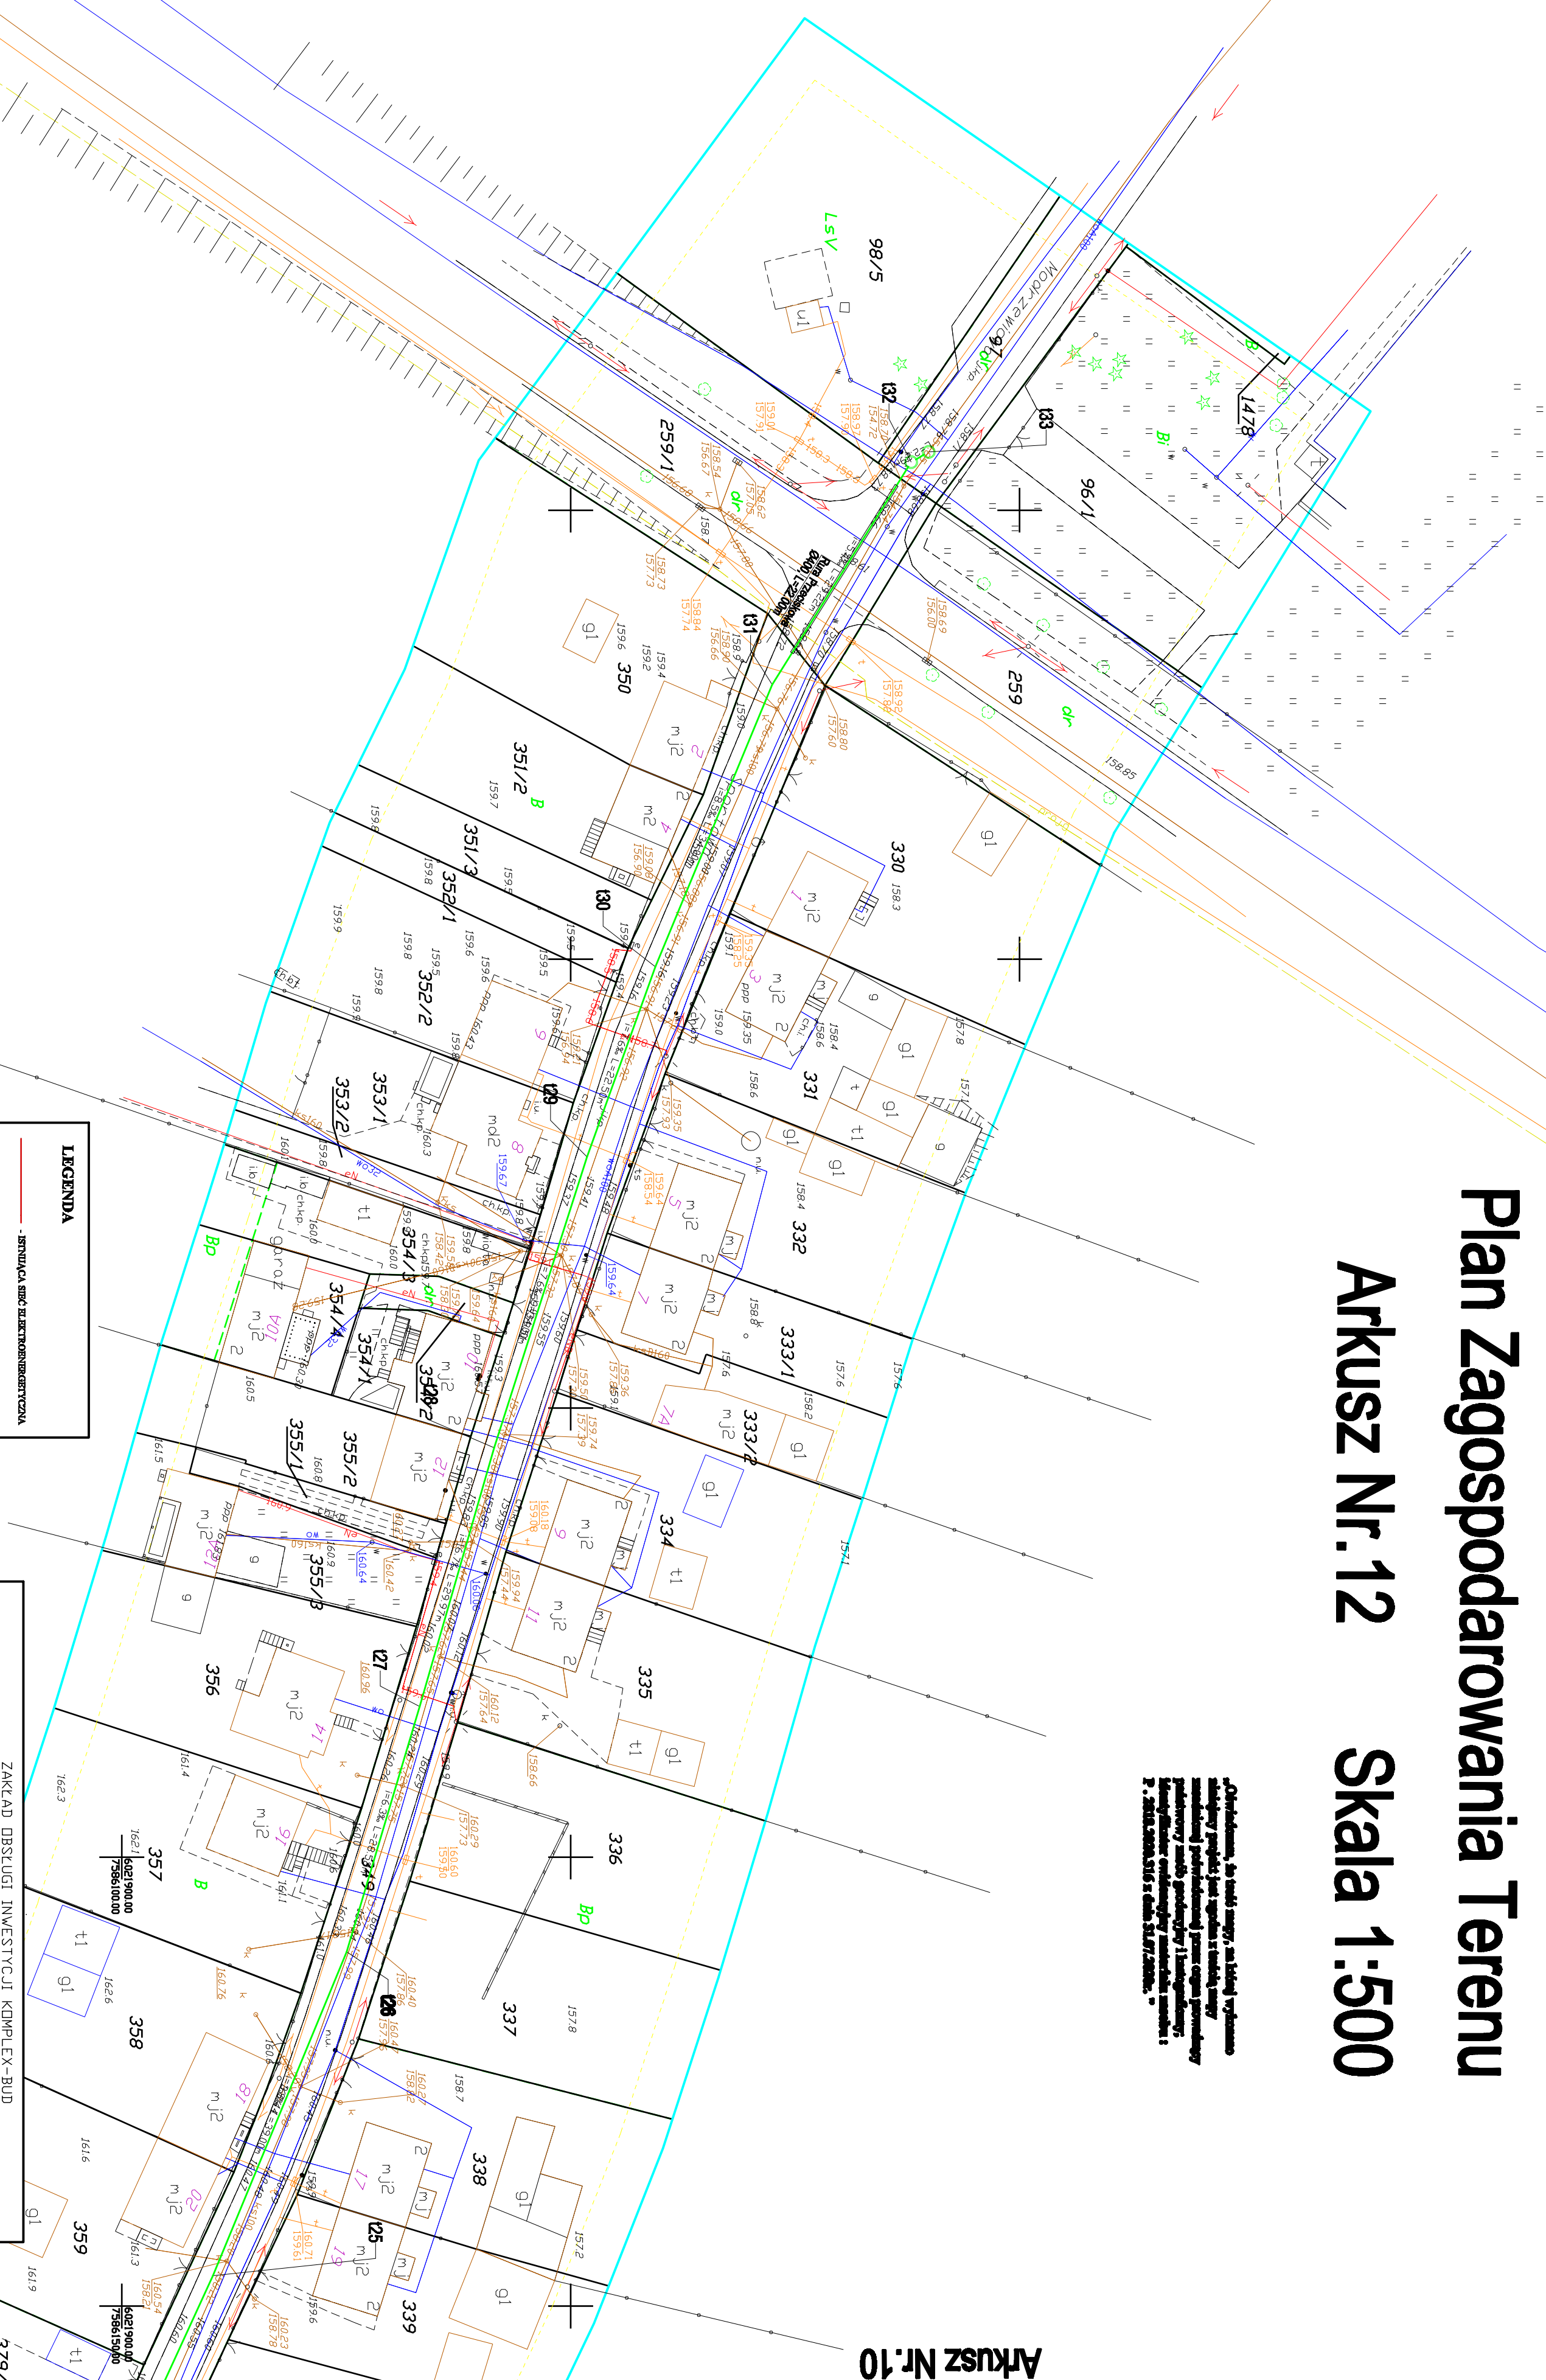

LEGENDA

- LINIA SIECI ELEKTROENERGETYCZNEJ
- LINIA SIECI WODOCIECIOWEJ
- LINIA SIECI WODOKANALIZACYJNEJ
- LINIA SIECI GAZOWEJ
- LINIA SIECI TELEKOMUNIKACYJNEJ
- LINIA SIECI WODOCIECIOWEJ
- LINIA SIECI WODOKANALIZACYJNEJ
- LINIA SIECI GAZOWEJ
- LINIA SIECI TELEKOMUNIKACYJNEJ

LEGENDA

- LINIA SIECI ELEKTROENERGETYCZNEJ
- LINIA SIECI WODOCIECIOWEJ
- LINIA SIECI WODOKANALIZACYJNEJ
- LINIA SIECI GAZOWEJ
- LINIA SIECI TELEKOMUNIKACYJNEJ
- LINIA SIECI WODOCIECIOWEJ
- LINIA SIECI WODOKANALIZACYJNEJ
- LINIA SIECI GAZOWEJ
- LINIA SIECI TELEKOMUNIKACYJNEJ

ZAKŁAD OŚCIEŻY INWESTYCJI KOMPLEX-BUD		ul. Kłobucka 18C/4, 11-500 Głogów	
Tytuł opracowania:		Rozbudowa sieci wodociągowej i kanalizacyjnej wraz z przebudową przepływności ścieków	
Opis:		Projekt zagospodarowania terenu - strona uzbrojenia.	
Inwestor:		Przedsiębiorstwo Wodociągów i Kanalizacji Sp. z o.o.	
Adres:		ul. Gen. Sikorskiego 9A, 11-500 Głogów	
Autor:		mgr inż. Marcin Skrzypczak-Skoczka	
Projektant:		mgr inż. Marcin Skrzypczak-Skoczka	
Wzrost:		1756/1000	
Data:		wrzesień-20	