

Plan Zagospodarowania Terenu

Arkusz Nr.7 Skala 1:500

Uwaga: Wskazano, że w tym miejscu, na którym wykonano
projekt, jest teren podmokły i należy wykonać
w tym miejscu odpowiednie prace ziemne, w tym
zwiększenie poziomu gruntu i wykonanie
odpowiednich urządzeń i konstrukcji.
Wskazano również, że w tym miejscu, na którym
został wykonany projekt, jest teren podmokły i
należy wykonać odpowiednie prace ziemne i
konstrukcyjne.

LEGENDA

- LINIA SIŁ ELEKTROENERGETYCZNA

- LINIA SIŁ WODOCIOPIJNYCH

- LINIA SIŁ TIEPOWOCIOPIJNYCH

- LINIA SIŁ GAZOWYCH

- W1


- W2

- K1

- K2

- T1

- T2

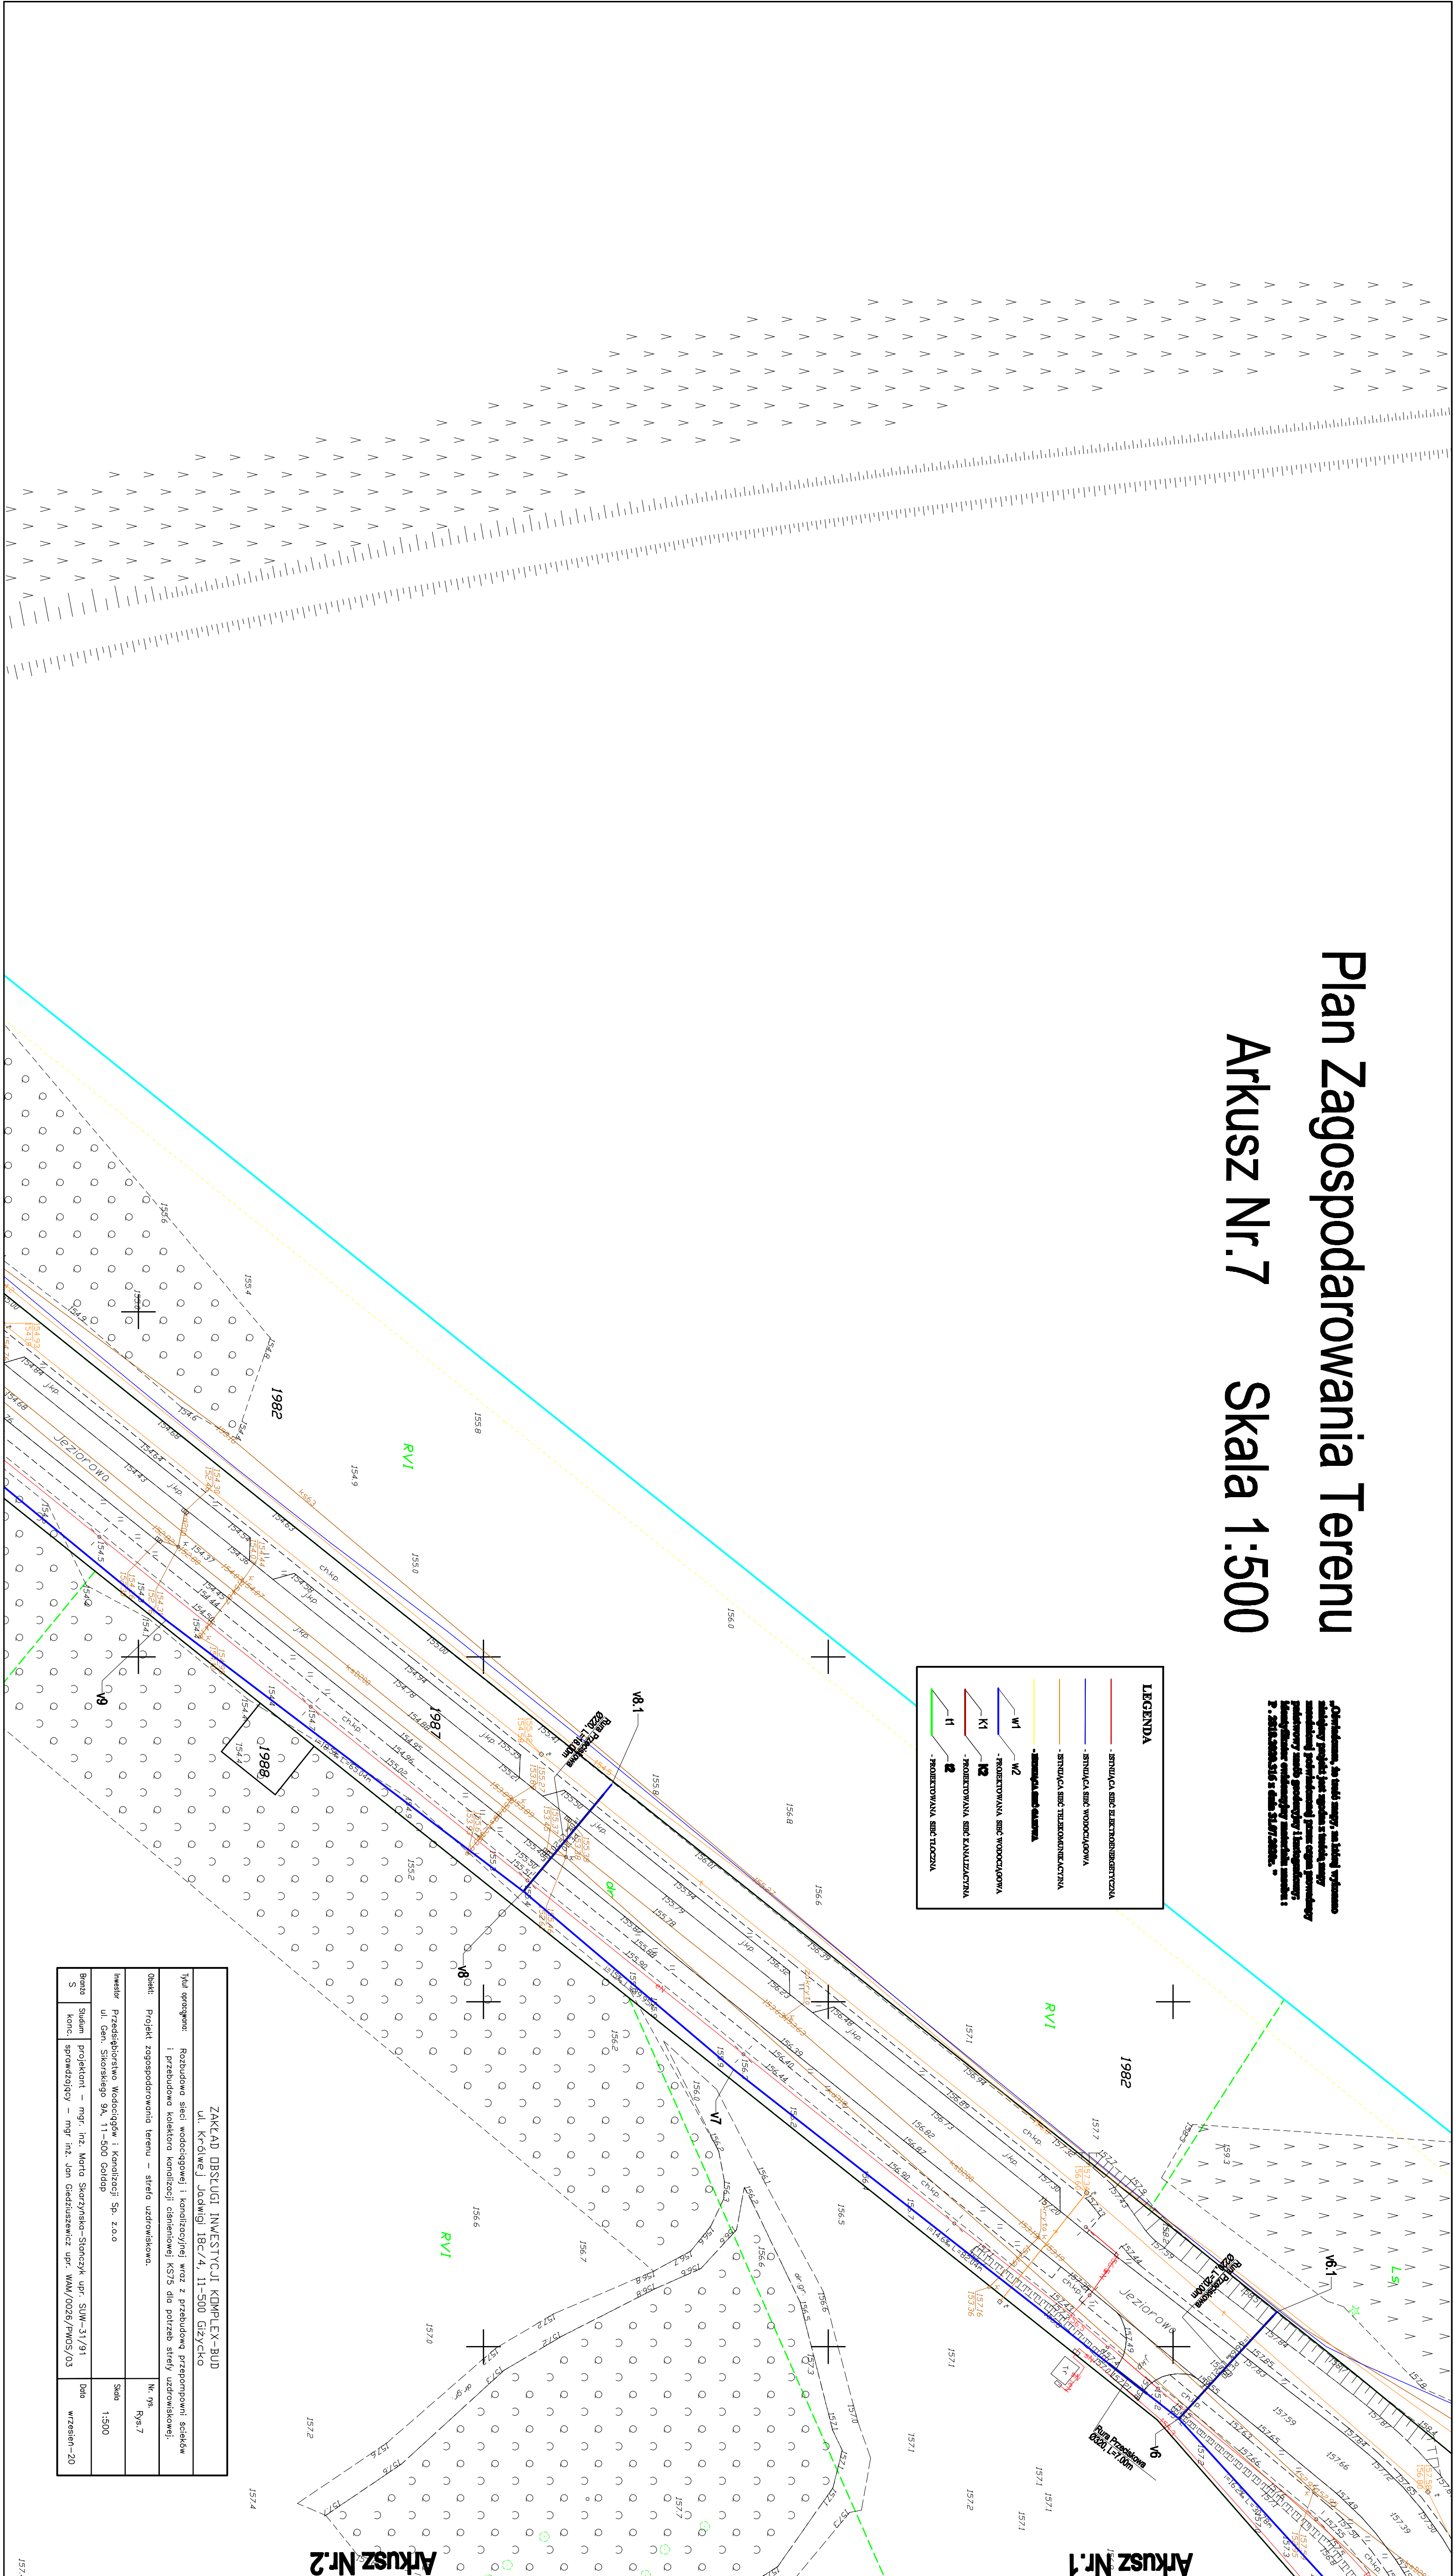

ZAKŁAD OBSŁUGI INWESTYCJI KOMPLEX-BUD	
ul. Królwej Jagi 18C/4, 11-500 Głizychów	
Typ projektu: Budowa sieci wodociągowej i kanalizacyjnej wraz z przebudową przepompowni ścieków i przebudową kolektora kanalizacyjnego dla potrzeb strefy uzdrowiskowej.	
Ogółem: Projekt zagospodarowania terenu – strona uzgodnieniowa.	
Investor: Przedsiębiorstwo Wodociągów i Kanalizacji Sp. z o.o.	Strona: 1:500
ul. Gen. Słowackiego 9A, 11-500 Głizychów	Strona: 1:500
Projektant: mgr inż. Maria Skrzypczak-Stanczyk upr. SWW-31/91	Strona: 1:500
Strona: 1:500	Strona: 1:500
Strona: 1:500	Strona: 1:500