


STAROSTWO POWIATOWE  
W GÓLDAP  
19-500 Góldap, ul. Krótka 1

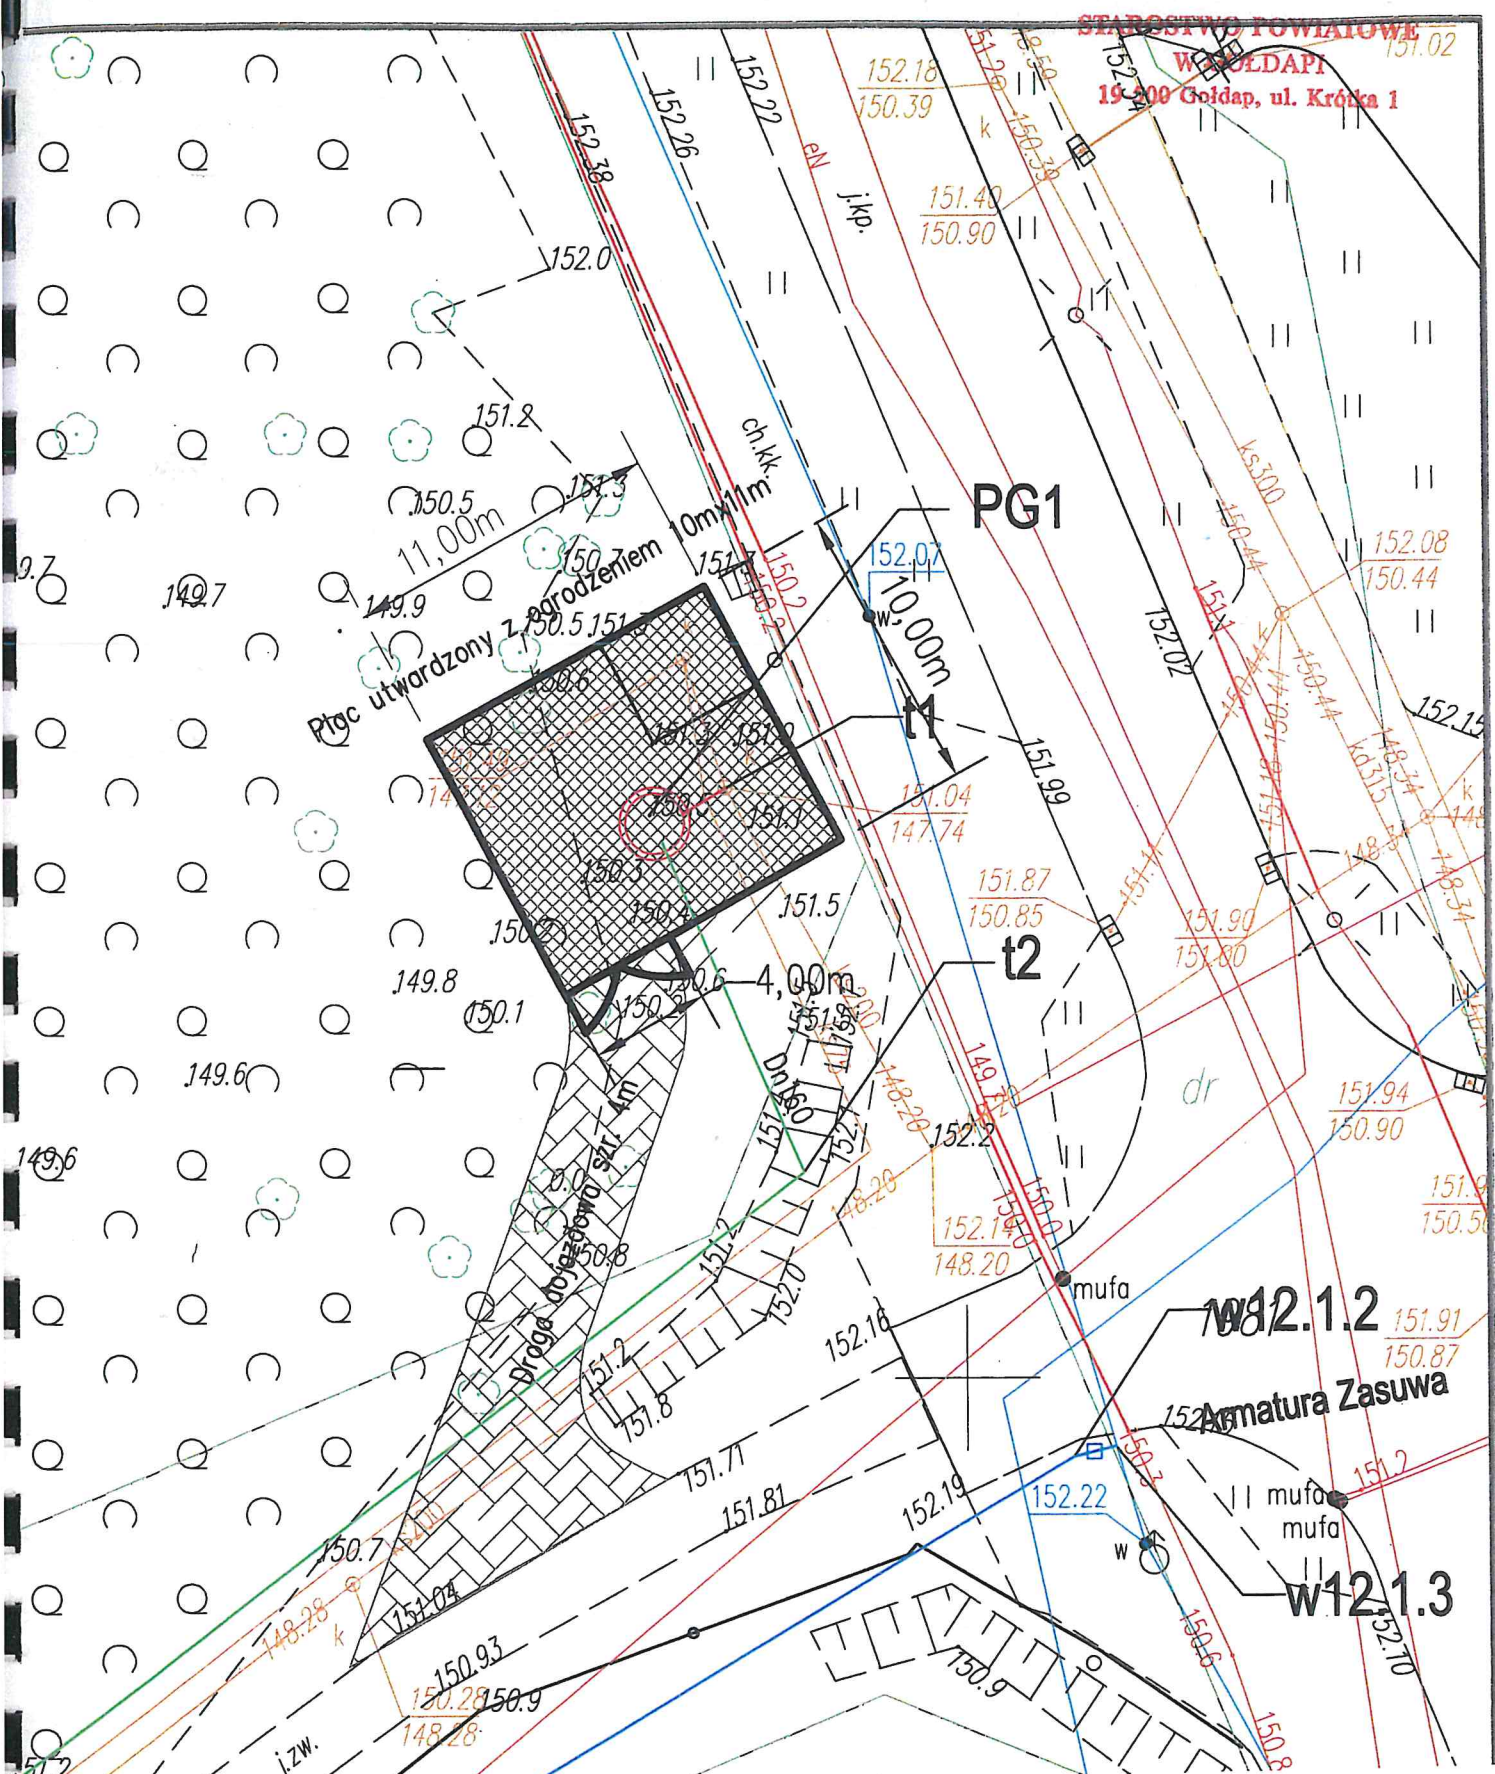

**ZAKŁAD OBSŁUGI INWESTYCJI "KOMPLEX-BUD"**

Tytuł opracowania		Rozbudowa sieci wodociągowej i kanalizacyjnej z przebudową przepompowni ścieków dla potrzeb Strefy Uzdrawiskowej	
Objekt		Projekt zagospodarowania terenu wokół przepompowni	Nr rys. 14
Inwestor		Przedsiębiorstwo Wodociągów i Kanalizacji Sp. z o.o. ul. Gen. Sikorskiego 9 A, 19-500 Góldap	Skala 1:500
Branża S	Stadium P.T.	Projektant: mgr inż. Marta Skarżyńska-Stańczyk upr. Nr SUW-31/91 Sprawdził: mgr inż. Jan Giedziuszewicz upr. Nr WAM/0026/PWOS/03	Data paź-20